



Kanalizace - půdorys

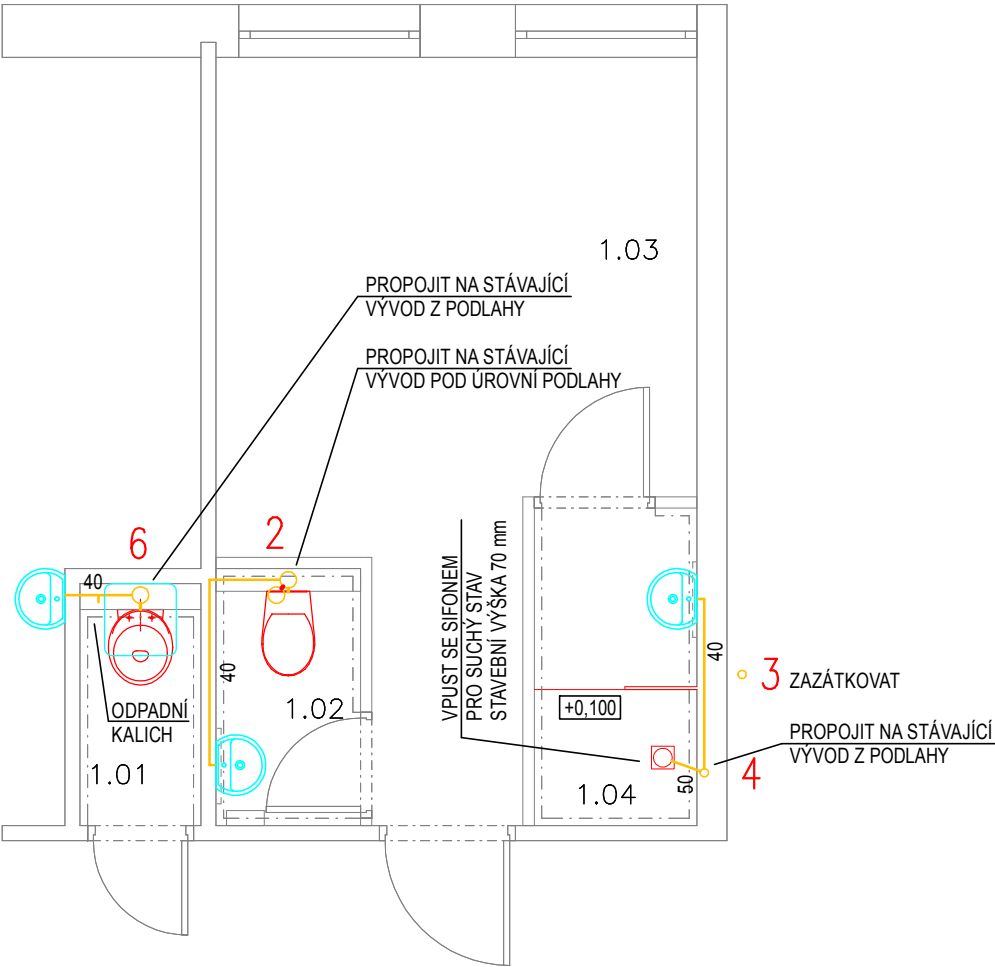


Kanalizace - schéma

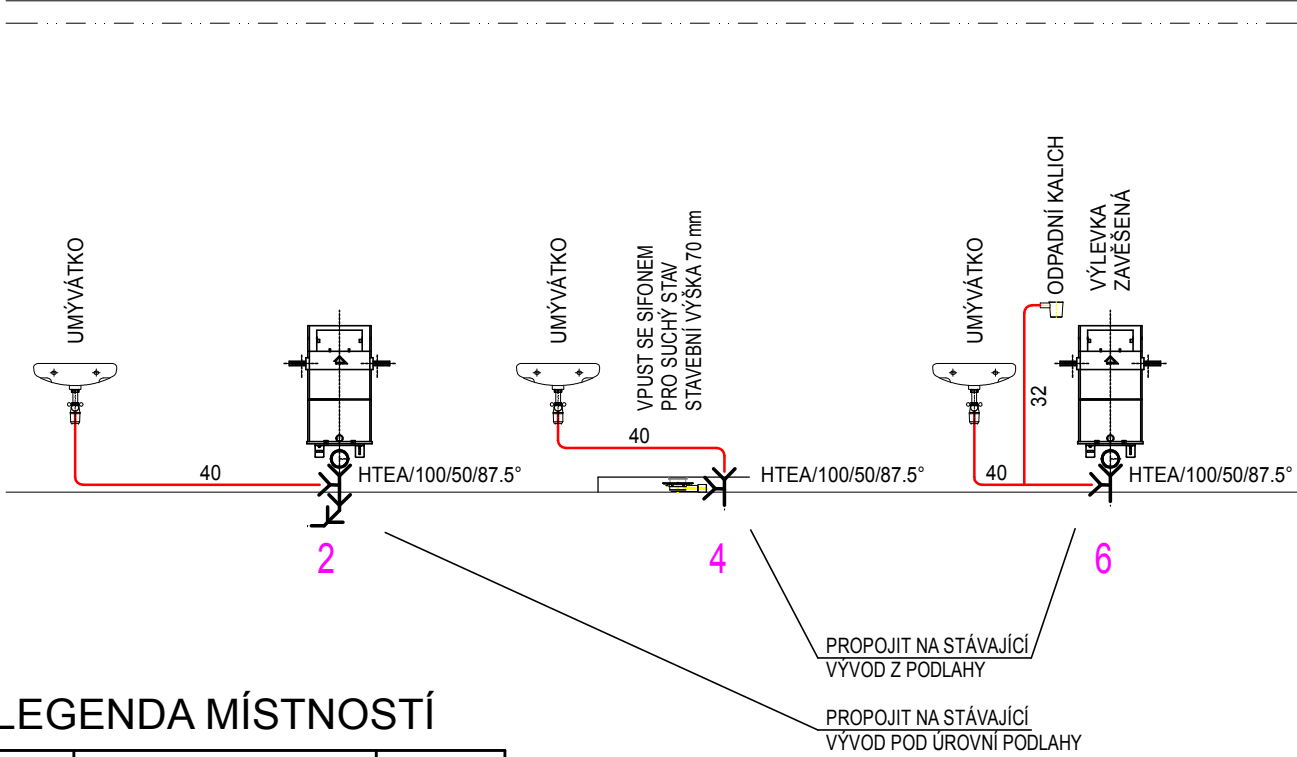


LEGENDA MÍSTNOSTÍ

OZN	Název místnosti	Plocha (m ²)
1.01	Úklidová místnost	1,28
1.02	WC - zaměstnanci	1,62
1.03	Šatna - zaměstnanci	11,82
1.04	Koupelna	2,26

Vodovod - půdorys

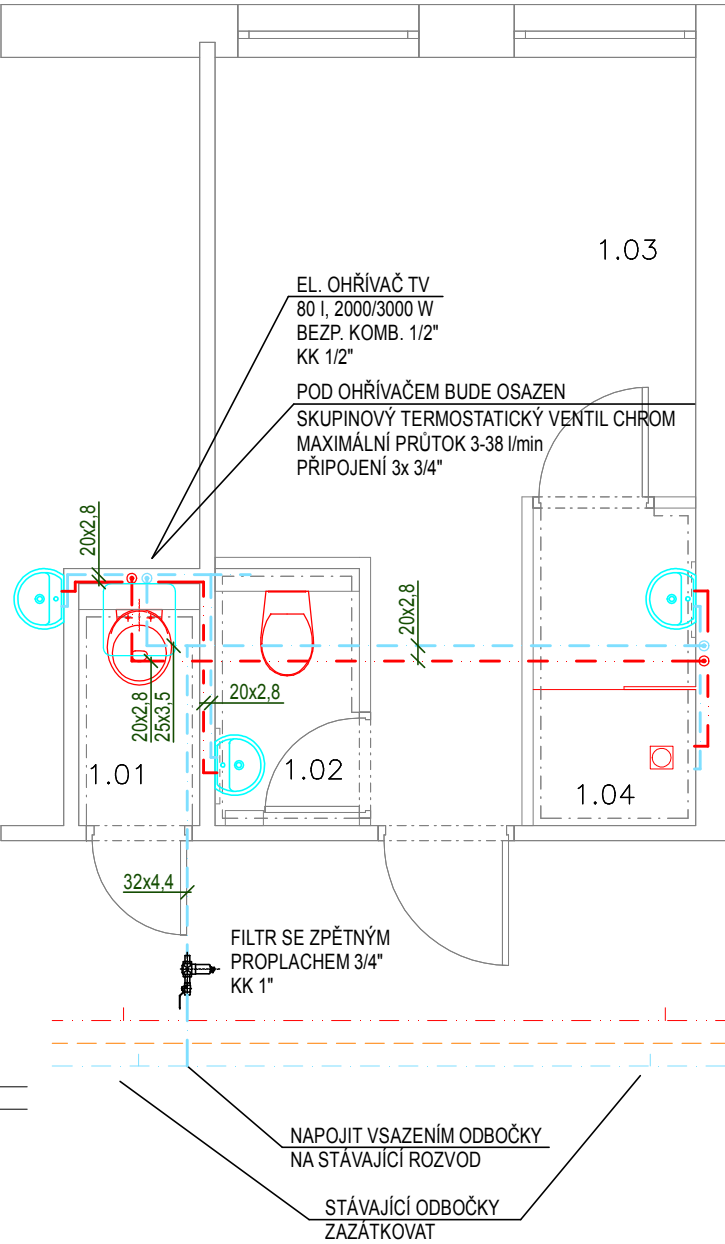

Vodovod - schéma

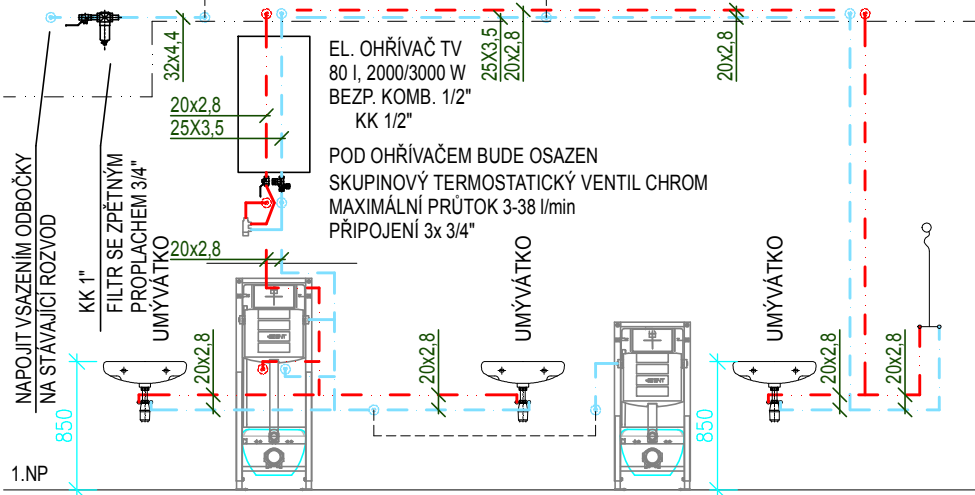

ČÁST I - PAVILON U1, Šv

Ing. Marek Milata Bernartice nad Odrou 300 741 01 Bernartice nad Odrou			autorizace :	paré:
kreslil: Lukáš Fröml			investor: Město Kopřivnice, Štefánikova 1163/12, 742 21, Kopřivnice	
kontroloval: Ing. Marek Milata			akce: Stavební úpravy sociálního zázemí v objektu ZŠ 17. listopadu Kopřivnice	
zodp.projektant: Ing. Marek Milata			k.ú.: Kopřivnice [669393] parc.č.: 1377/55	
stupeň: ZDS + DPS		profese: ZTI	výkres: Úklidové zázemí 1.NP - pavilon Šv Kanalizace, vodovod - půdorys, schéma	
měřítko: 1:50	datum: 2/2019	formát: 2xA4	zak.č.: 10119	vykr.č.: D.1.4.1.b - 06