


KLAD LISTŮ

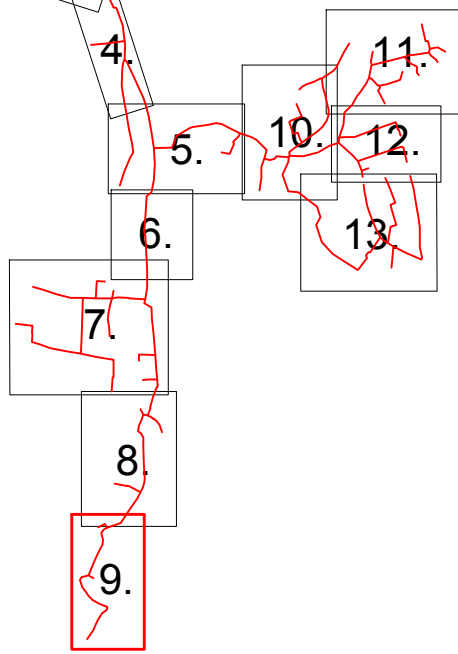

LEGENDA VIZ DÍL Č. 6

ZMĚNA VÝKRESU :

Č. ZMĚNY	PŘEDMĚT ZMĚNY	ZMĚNU PROVEDL.	PODPIS	DATUM ZMĚNY

		709 00 OSTRAVA - Výstavní 2224/8 TEL: (+420) 596 633 836 FAX: (+420) 596 633 689 (+420) 596 664 111 E-MAIL: koneko@koneko.cz			
Investor : Město Kopřivnice		Hlavní inženýr projektu : Ing. S. Gorbunov			
Akce : Odkanalizování místních částí Vlčovice a Mniší		Zodp. projektant : J. Pastorek <i>Pastorek</i>			
Objekt : TZ 01 - Splašková kanalizace - Vlčovice		Vyracoval : D. Zmjeja <i>Zmjeja</i>			
Název přílohy : Podrobná situace stavby, díl 9		Kontroloval : J. Pastorek			
Zakázkové číslo : 2883/DPS-2016	Číslo přílohy : D.2.b-a.9	Stupeň : DPS		Datum : 10/2018	
Archivní číslo : 2883/03	Měřítko : 1 : 500				
TENTO VÝKRES A JEHO PŘÍLOHY JSOU NAŠÍM DUŠEVNÍM VLASTNICTVÍM, NESMÍ BÝT BEZ NAŠEHO PŘEDCHOZÍHO PÍSEMNÉHO SOUHLASU KOPIROVÁNY, ROZNOŽOVÁNY ANI ZPŘÍSTUPNĚNY JINÝM OSOBÁM NEBO FIRMÁM					