



VODOVOD
AXONOMETRIE 1.S

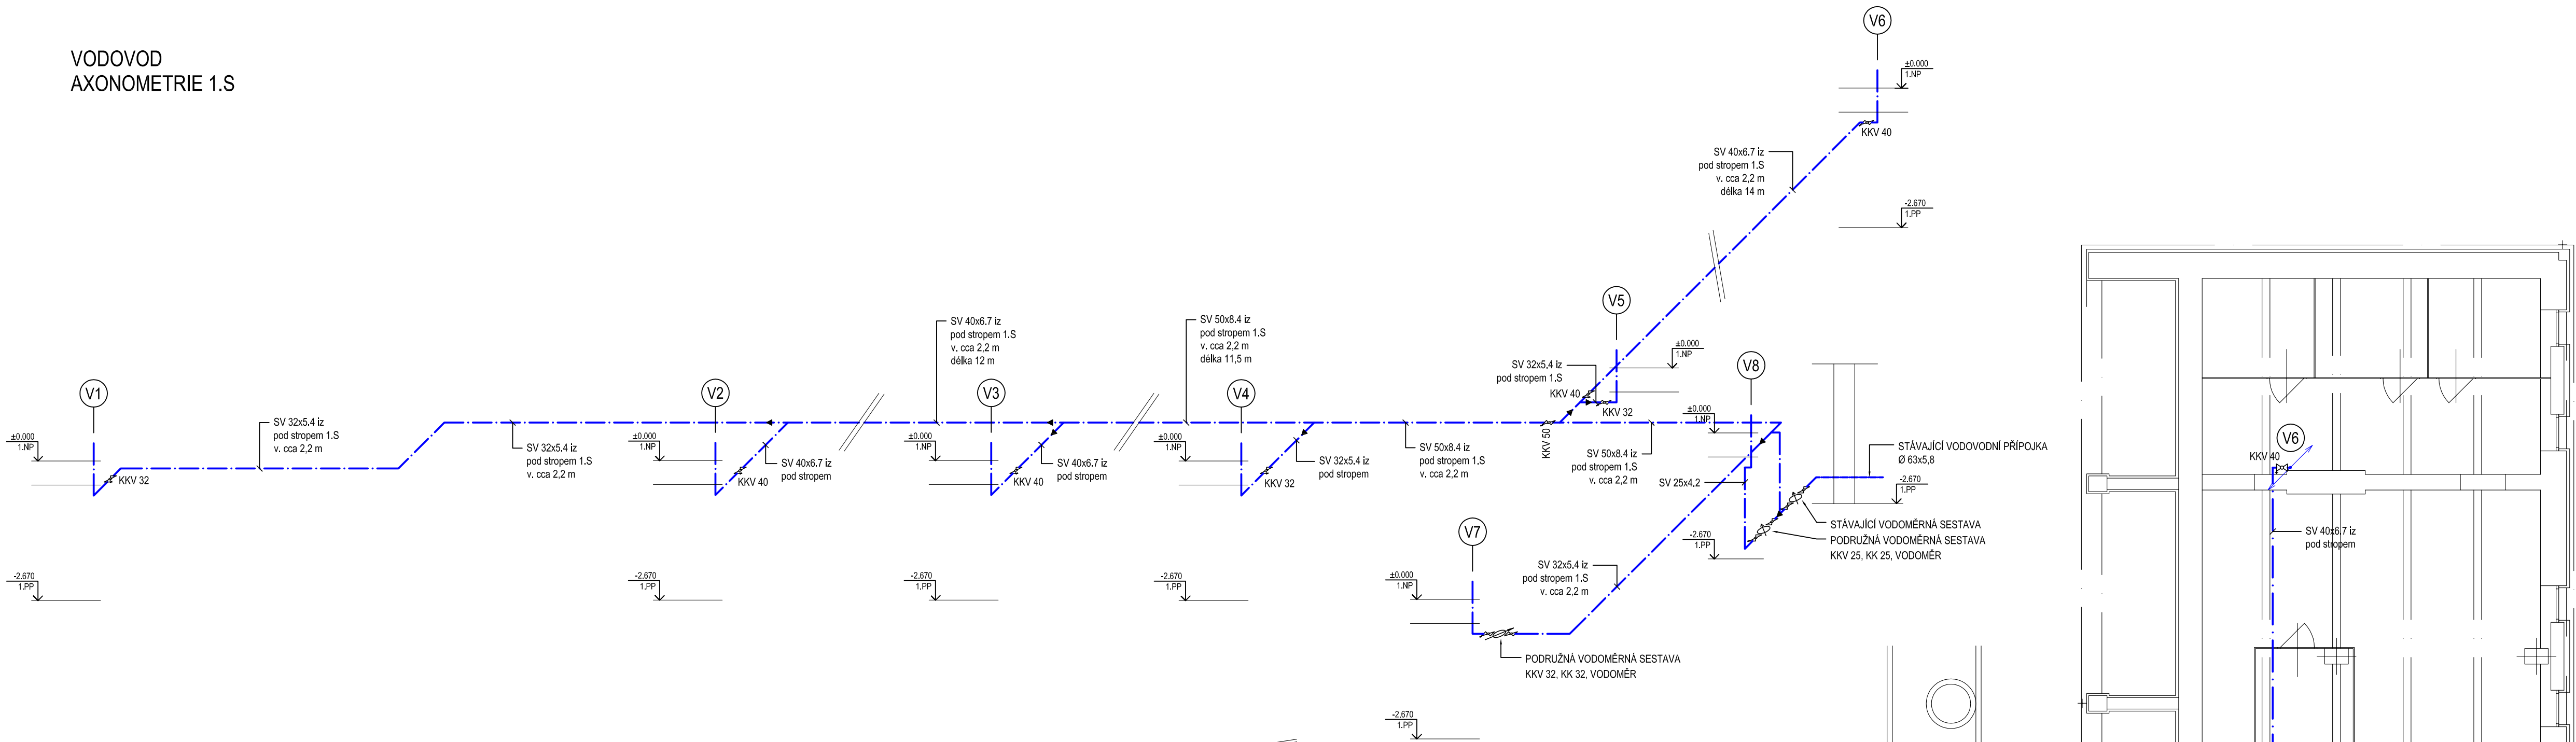

VODOVOD
PŮDORYS 1.S

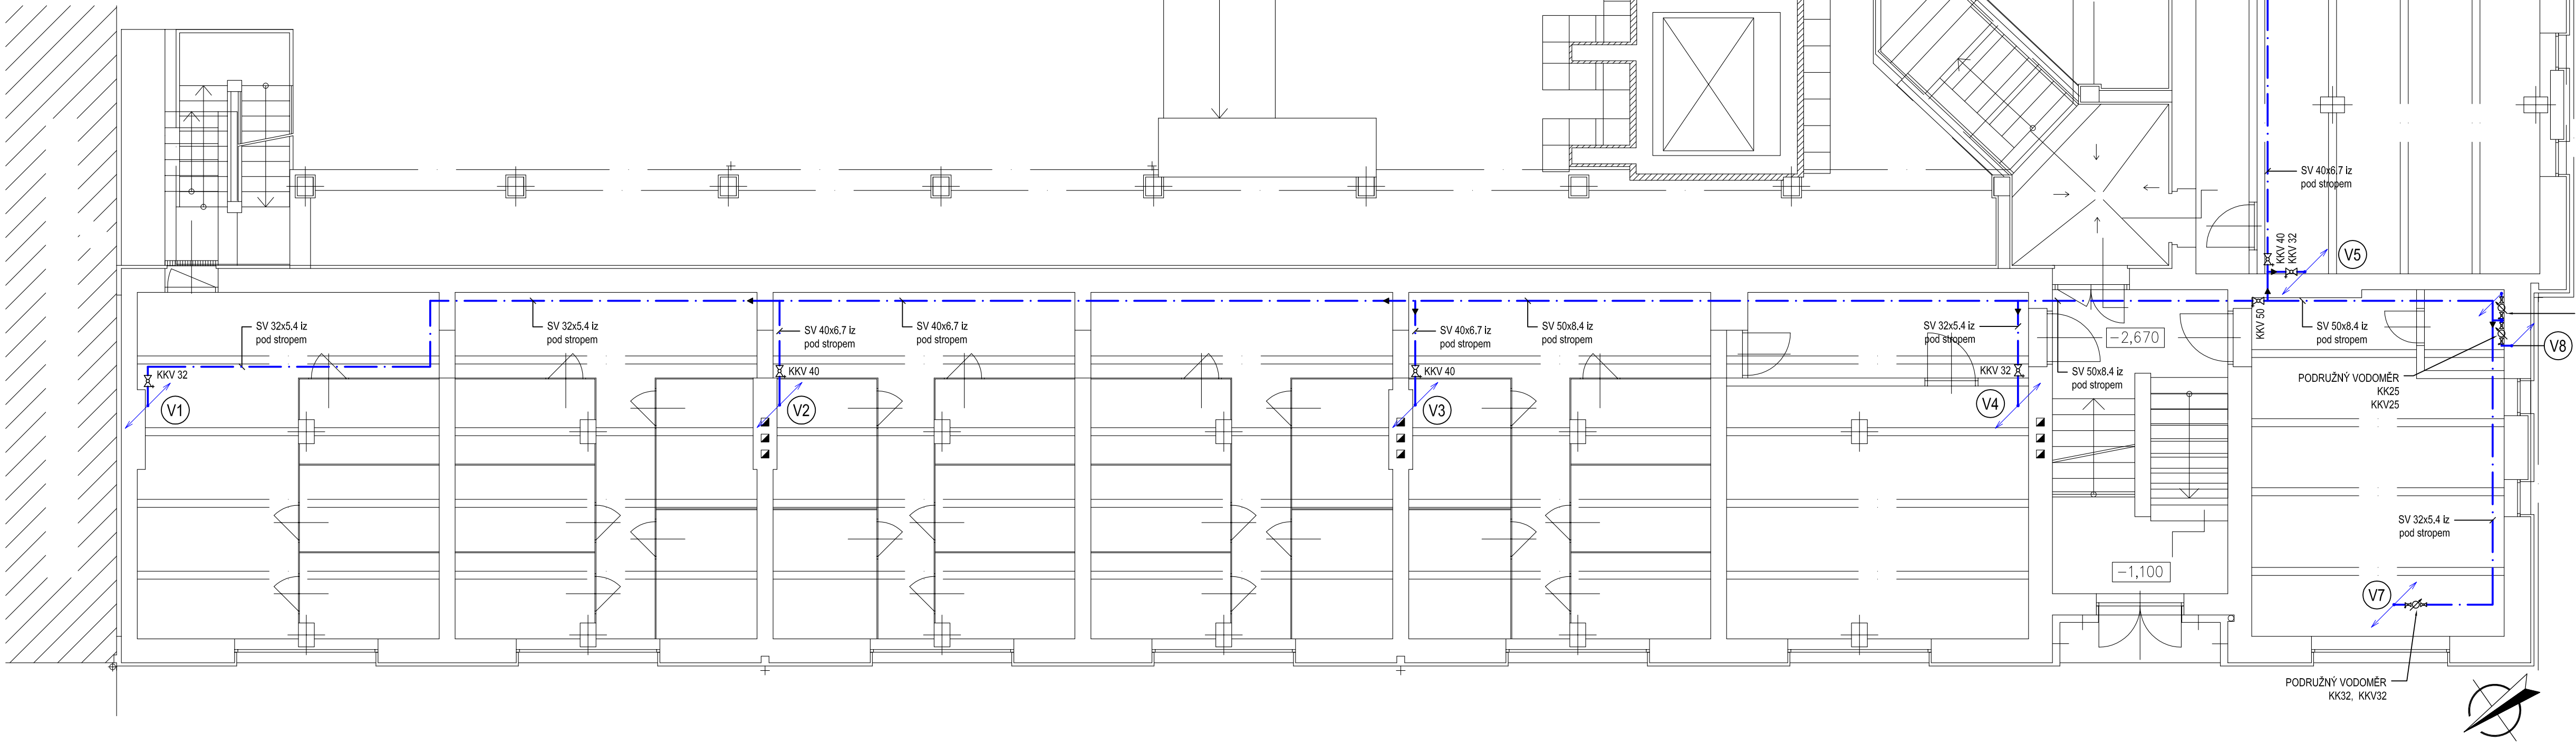

LEGENDA POTRUBÍ

ZNAČKA	POPIS
—	POTRUBÍ STUŽENÉ PÍTNÉ VODY - NOVÉ
—	PP-R PN20

LEGENDA ZAŘÍZOVACÍCH PŘEDMĚTŮ

OZN.	POPIS
U	UMÝVADLO KERAMICKÉ ZAPACHOVÁ UZÁVĚRKA DN40, PAKOVÁ BATERIE
WC	ZÁCHODOVÁ MÍSA KOMBI ZADNÍ OTOK DN110
SP	SPRCHOVÁ VANÍČKA ZAPACHOVÁ UZÁVĚRKA DN50, SPRCHOVÁ BATERIE
D	NEREZOVÝ DŘEZ KUCHYNSKÝ ZAPACHOVÁ UZÁVĚRKA DN50, DŘEZOVÁ BATERIE
AP	AUTOMATICKÁ PRÁČKA ZAPACHOVÁ UZÁVĚRKA DN50, VÝTOKOVÝ VENTIL
OH1	ELEKTRICKÝ ZASOBNÍKOVÝ OHŘÍVAČ - NOVÝ OBJEM 100L, P = 2,2 kW
OH2	ELEKTRICKÝ ZASOBNÍKOVÝ OHŘÍVAČ - NOVÝ OBJEM 80L, P = 2,2 kW
OH3	ELEKTRICKÝ ZASOBNÍKOVÝ OHŘÍVAČ - STÁVAJÍCÍ OBJEM 19L, P = 2,2 kW

○ V1 OZNAČENÍ STOUPACHO POTRUBÍ VODOVODU

VZDÁLENOSTI PODPOR POTRUBÍ

VODOROVNÉ POTRUBÍ Ø 20 - 0,95 m
VODOROVNÉ POTRUBÍ Ø 25 - 1,00 m
VODOROVNÉ POTRUBÍ Ø 32 - 1,20 m
VODOROVNÉ POTRUBÍ Ø 40 - 1,30 m
VODOROVNÉ POTRUBÍ Ø 50 - 1,50 m

VZDÁLENOSTI PODPOR POTRUBÍ

SVISLÉ POTRUBÍ Ø 20 - 0,95 m
SVISLÉ POTRUBÍ Ø 25 - 1,00 m
SVISLÉ POTRUBÍ Ø 32 - 1,20 m
SVISLÉ POTRUBÍ Ø 40 - 1,40 m

IZOLACE POTRUBÍ

STUŽENÁ VODA - PE TRUBICE - 1,9 mm
TEPLÁ VODA - PE TRUBICE - 1,9 mm

STAVEBNÍK MĚSTO KOPŘIVNICE, ŠTEFÁNKOVA 1163/12, 742 21 KOPŘIVNICE	ZHOTOVIL ENERGO-STEEL ENERGETICKÉ A PROJEKČNÍ CENTRUM VŘESINSKÁ 66/54 708 00 OSTRAVA – PORUBA	PROJEKTANT ING. JOLANTA SABELOVÁ
STAVBA STAVEBNÍ ÚPRAVY DOMU S PEČOVATELSKOU SLUŽBOU – MASARYKOVO NÁMĚSTÍ 650/11, KOPŘIVNICE	ZAK. ČÍSLO 473/2019	STUPEŇ DSP + DPS
OBSAH VODOVOD – PŮDORYS 1.S A AXONOMETRIE 1.S	MĚŘÍTKO 1:75	DATUM 08/2019
DIL D.1.4.1 ZDRAVOTNĚ TECHNICKÉ INSTALACE	VÝKRES Č. D.1.4.1–08	KOPIE Č.