


KLAD LISTŮ

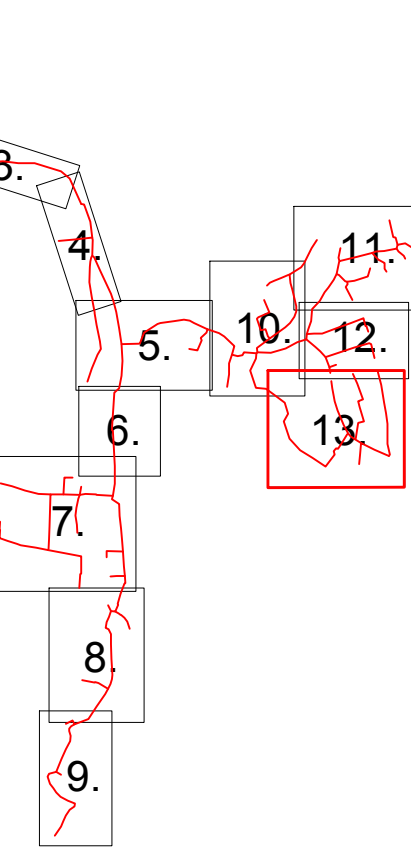

LEGENDA VÝKRESU Č. 6

ZMĚNA VÝKRESU :			
Č. ZMĚNY	PŘEDMĚT ZMĚNY	ZMĚNU PROVEDL	PODPIS

709 00 OSTRAVA - Vystavní 2224/8  
TEL: (+420) 596 633 836 FAX: (+420) 596 633 680  
(+420) 596 664 111 E-MAIL: koneko@koneko.cz

Město Kopřivnice

Investor :

Od kanalizování místních částí Vlčovice a Mniší

Akce :

TZ 02 - Splašková kanalizace - Mniší

Objekt :

Zakázkové číslo : 2883/DPS-2016

Archivní číslo : 2883/03

Číslo přílohy : D.2.b-a.13

Měřítko : 1 : 500

Stupeň : DPS

Datum : 10/2018

Hlavní inženýr projektu : Ing. S. Gorbunov

Zodp. projektant : J. Pastorek

Vypracoval : D. Zmleja

Kontroloval : J. Pastorek

Podrobná situace stavby, díl 13

Název přílohy :

Podpis : *Pastorek*

Podpis : *Zmleja*

TENTO VÝKRES A JEHO PŘÍLOHY JSOU NAŠIM DŮLEŽITÝM VLASTNICTVÍM, NESMÍ BÝT BEZ NAŠEHO PŘEDCHOZÍHO PÍSEMNÉHO SOUHLASU KOPÍROVÁNY, ROZMNOŽOVÁNY ANI ZPŘÍSTUPNĚNY JINÝMI OSOBAMI NEBO FIRMAMI