



VZOROVÝ PŘÍČNÝ ŘEZ
PE

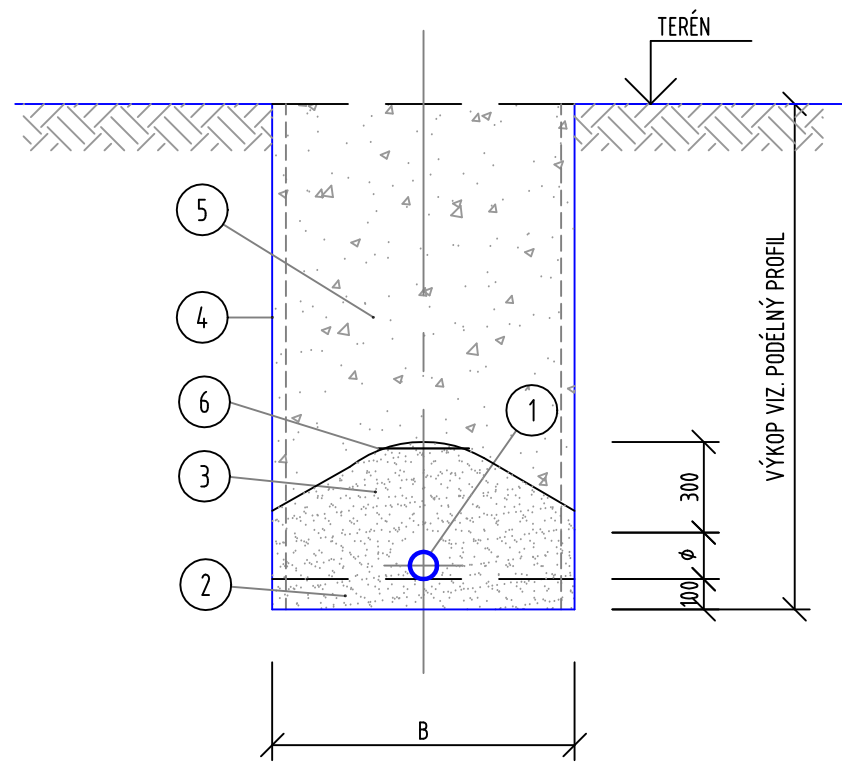

VZOROVÝ PŘÍČNÝ ŘEZ
PVC

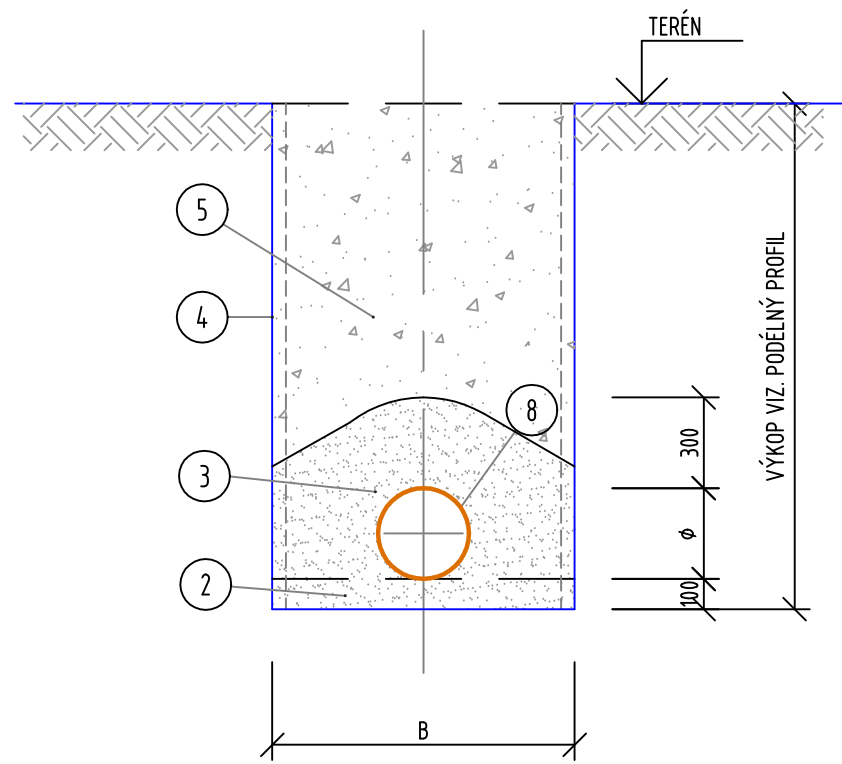

LEGENDA:

1. VODOVODNÍ POTRUBÍ
2. PÍSKOVÉ LOŽE POTRUBÍ (ZRNO MAX.20mm)
3. ŠTĚRKOPÍSKOVÝ OBSYP POTRUBÍ (ZRNO MAX. 20MM) - ZHUTNIT NA 97% PS
4. SVISLÁ RÝHA
5. ZÁSYP VHDNÝM MATERIÁLEM, PŘÍPADNÝ DEFICIT - NÁHRADNÍ KAMENIVO
6. VÝSTRAŽNÁ FÓLIE
8. KANALIZAČNÍ POTRUBÍ

TABULKA ULOŽENÍ POTRUBÍ

| TRUBKA | | | RÝHA |
|---------------------------------|-------|-----|------|
| MATERIAL | DN | t | B |
| PE 100 (SDR 11, PN16) - Ø32x3 | 26,0 | 3,0 | 600 |
| PE 100 (SDR 11, PN16) - Ø50x4,6 | 40,8 | 4,6 | 600 |
| PE 100 (SDR 11, PN16) - Ø63x5,8 | 51,4 | 5,8 | 600 |
| PE 100 (SDR 11, PN16) - Ø90x8,2 | 73,6 | 8,2 | 600 |
| PVC 100 (SN 8) - Ø110x4,7 | 100,6 | 4,7 | 600 |
| PVC 125 (SN 8) - Ø125x4,7 | 115,6 | 4,7 | 600 |
| PVC 150 (SN 8) - Ø160x4,7 | 150,6 | 4,7 | 600 |
| PVC 150 (SN 12) - Ø160x5,5 | 149,0 | 5,5 | 600 |
| PVC 200 (SN 8) - Ø200x5,9 | 188,2 | 5,9 | 800 |
| PVC 200 (SN 12) - Ø200x6,6 | 186,8 | 6,6 | 800 |
| PVC 250 (SN 8) - Ø250x7,3 | 235,4 | 7,3 | 800 |
| PVC 250 (SN 12) - Ø250x8,2 | 233,6 | 8,2 | 800 |

±0.00 = 369,77

Pokud je v projektové dokumentaci uveden obchodní název výrobku, jedná se pouze o informativní charakter nikoliv o požadavek.
Tento výrobek může být zaměněn za jakýkoliv jiný, při splnění minimálních technických a fyzikálních vlastností uvedeného výrobku.

| | | | |
|--------|--|----------|----------|
| | | | |
| 00 | Dokumentace pro stavební povolení a pro provádění stavby | 01. 2025 | |
| REVIZE | POPIS REVIZE | DATUM | POZNÁMKA |

| | | | | | | | | |
|---|---|------------|---|---------------|------------------|---|--|--|
| Generální projektant <div></div> CODE, s.r.o. Computer Design IČO 492 86 960 | | | PARDUBICE Pardubice, Na Vrtálně 84 tel. 466 053 111, fax 466 053 125 | | | Zpracovatel části Ing. Petr Kulička Autorizovaný technik vytápění, vzduchotechnika Záměl 147, 517 43 Potštejn | | |
| PROJEKTANT | VYPRACOVAL | VYPRACOVAL | KONTROLOVAL | ČÍSLO ZAKÁZKY | 2024 / 008 / 600 | | | |
| Ing. Petr Kulička | Ing. Petr Kulička | | Ing. Jiří Sochůrek | POČET FORMÁTŮ | 2x A4 | | | |
| |  | | | DATUM | 01. 2025 | | | |
| OBJEDNATEL | Město Kopřivnice, Štefánikova 1163/12, 742 21 Kopřivnice | | | MĚŘÍTKO | 1:25 | | | |
| KOPŘIVNICE REKONSTRUKCE LETNÍHO KOUPALIŠTĚ SO 03 : Bazény a ostatní objekty v areálu | | | | JMÉNO SOUBORU | | | | |
| | | | | | | | | |
| | | | | STUPEŇ PROJ. | DSP + DPS | | | |
| 45 : ZDRAVOTNĚ TECHNICKÉ INSTALACE | | | | ČÍS.KOPIE | ČÁST | ČÍS.PŘÍL. | | |
| TYPICKÝ ŘEZ ULOŽENÍ POTRUBÍ | | | | | D1.03 | 45.08 | | |