
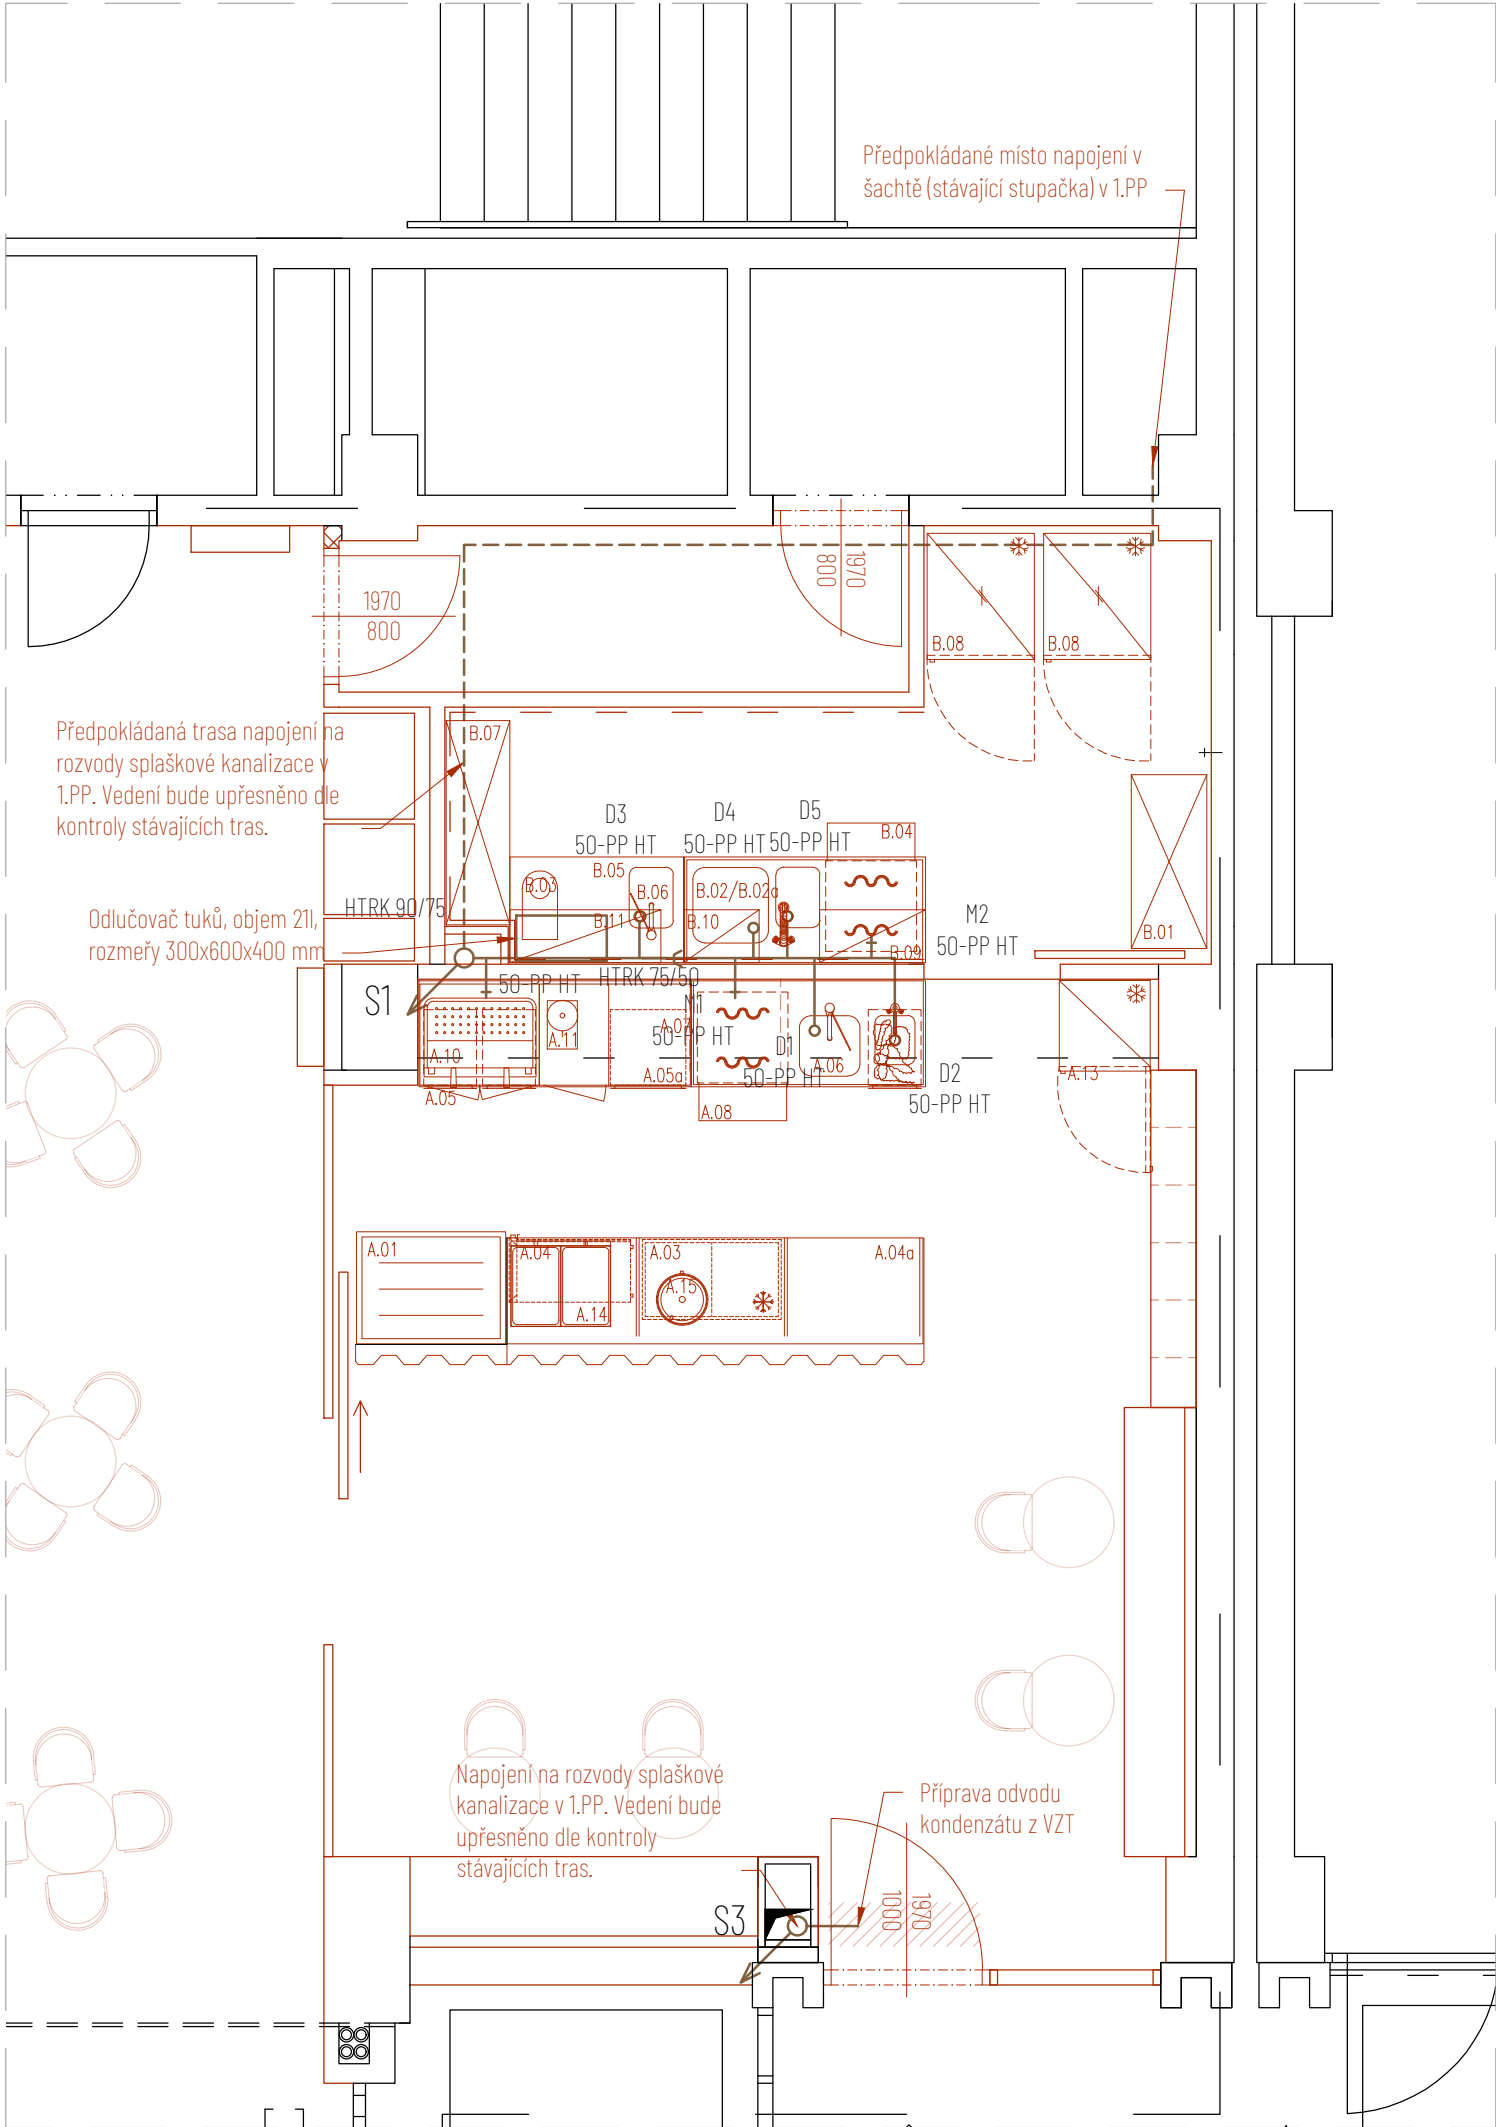


Půdorys kanalizace 1. NP - Navrhované kce

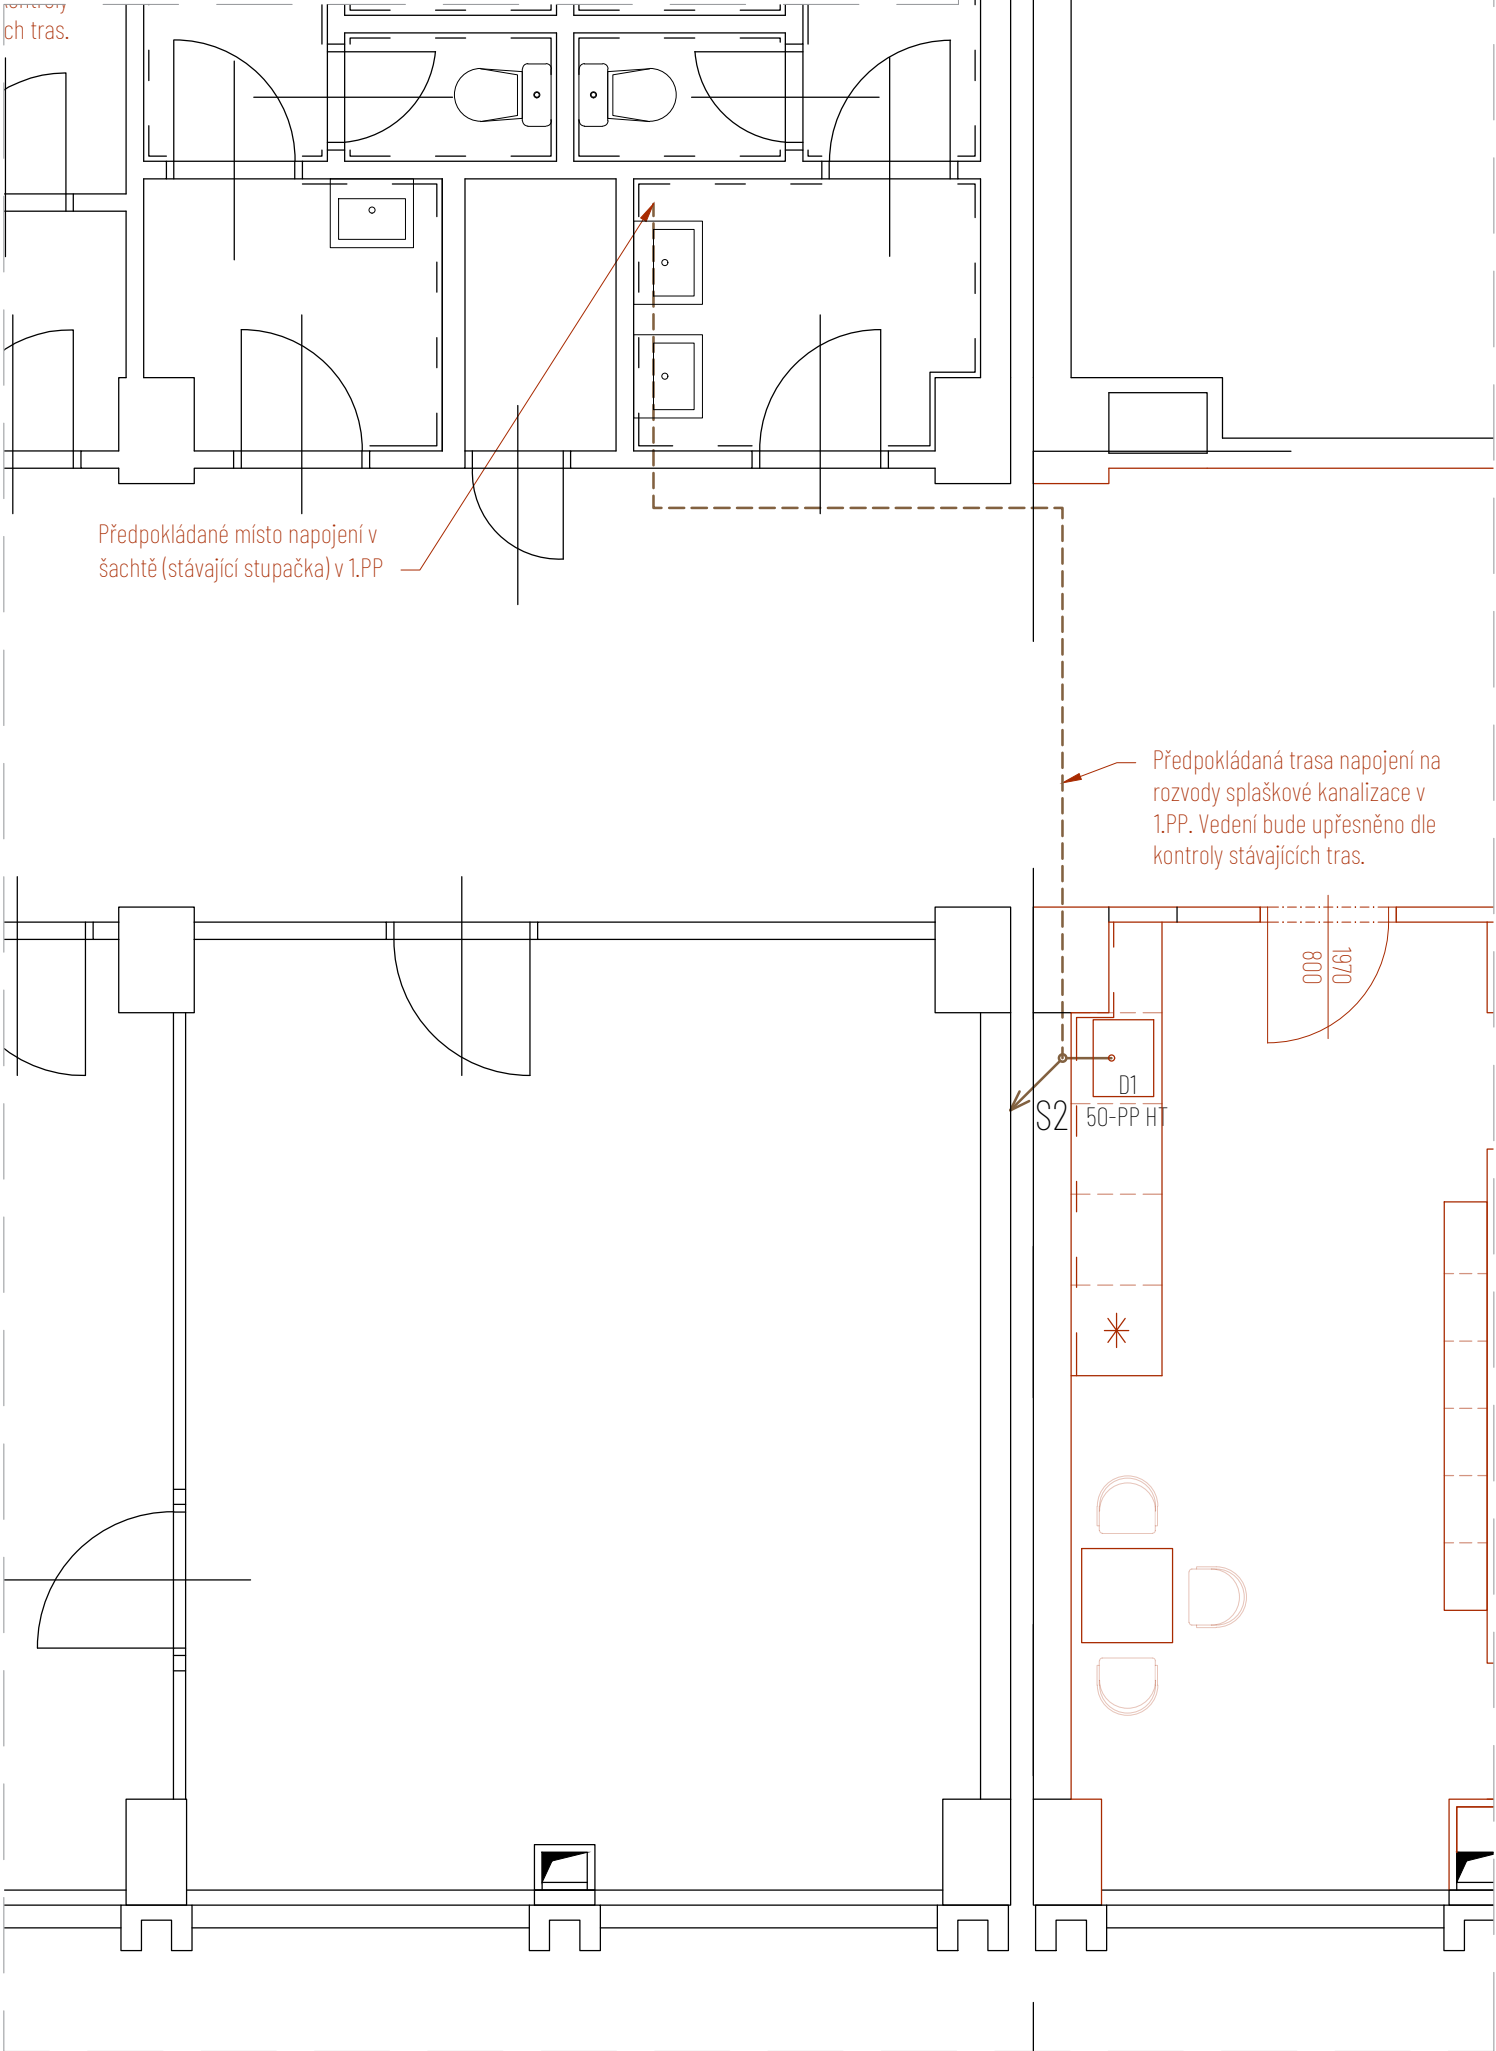

VYPRACOVAL

Ing. et Ing. arch. Pavel Gebauer | Ing. arch. Marko Kubovič

ZODPOVĚDNÝ PROJEKTANT

Ing. et Ing. arch. Jakub Mikel

ZAKÁZKA

Rekonstrukce foyer městského úřadu v Kopřivnici

Katastrální území:

Kopřivnice [669393]

Parcelní číslo:

1921/1

STUPEŇ

DPS

MĚŘÍTKO

1:50

DATUM

03 / 2025

ČÁST

Technika prostředí staveb | Zdravotechnika

VÝKRES

Půdorys kanalizace 1.NP

Č. VÝKRESU

D.1.4.1

INVESTOR

Město Kopřivnice

Štefánikova 1163/12, 74221 Kopřivnice

0,000 = 329,500 m.n.m. | Bpv, S-JTSK

MAJAG.

Malinovského náměstí 4, 602 00 Brno-střed  
tel: +420 731 304 461  
atelier@majag.cz

1.02