

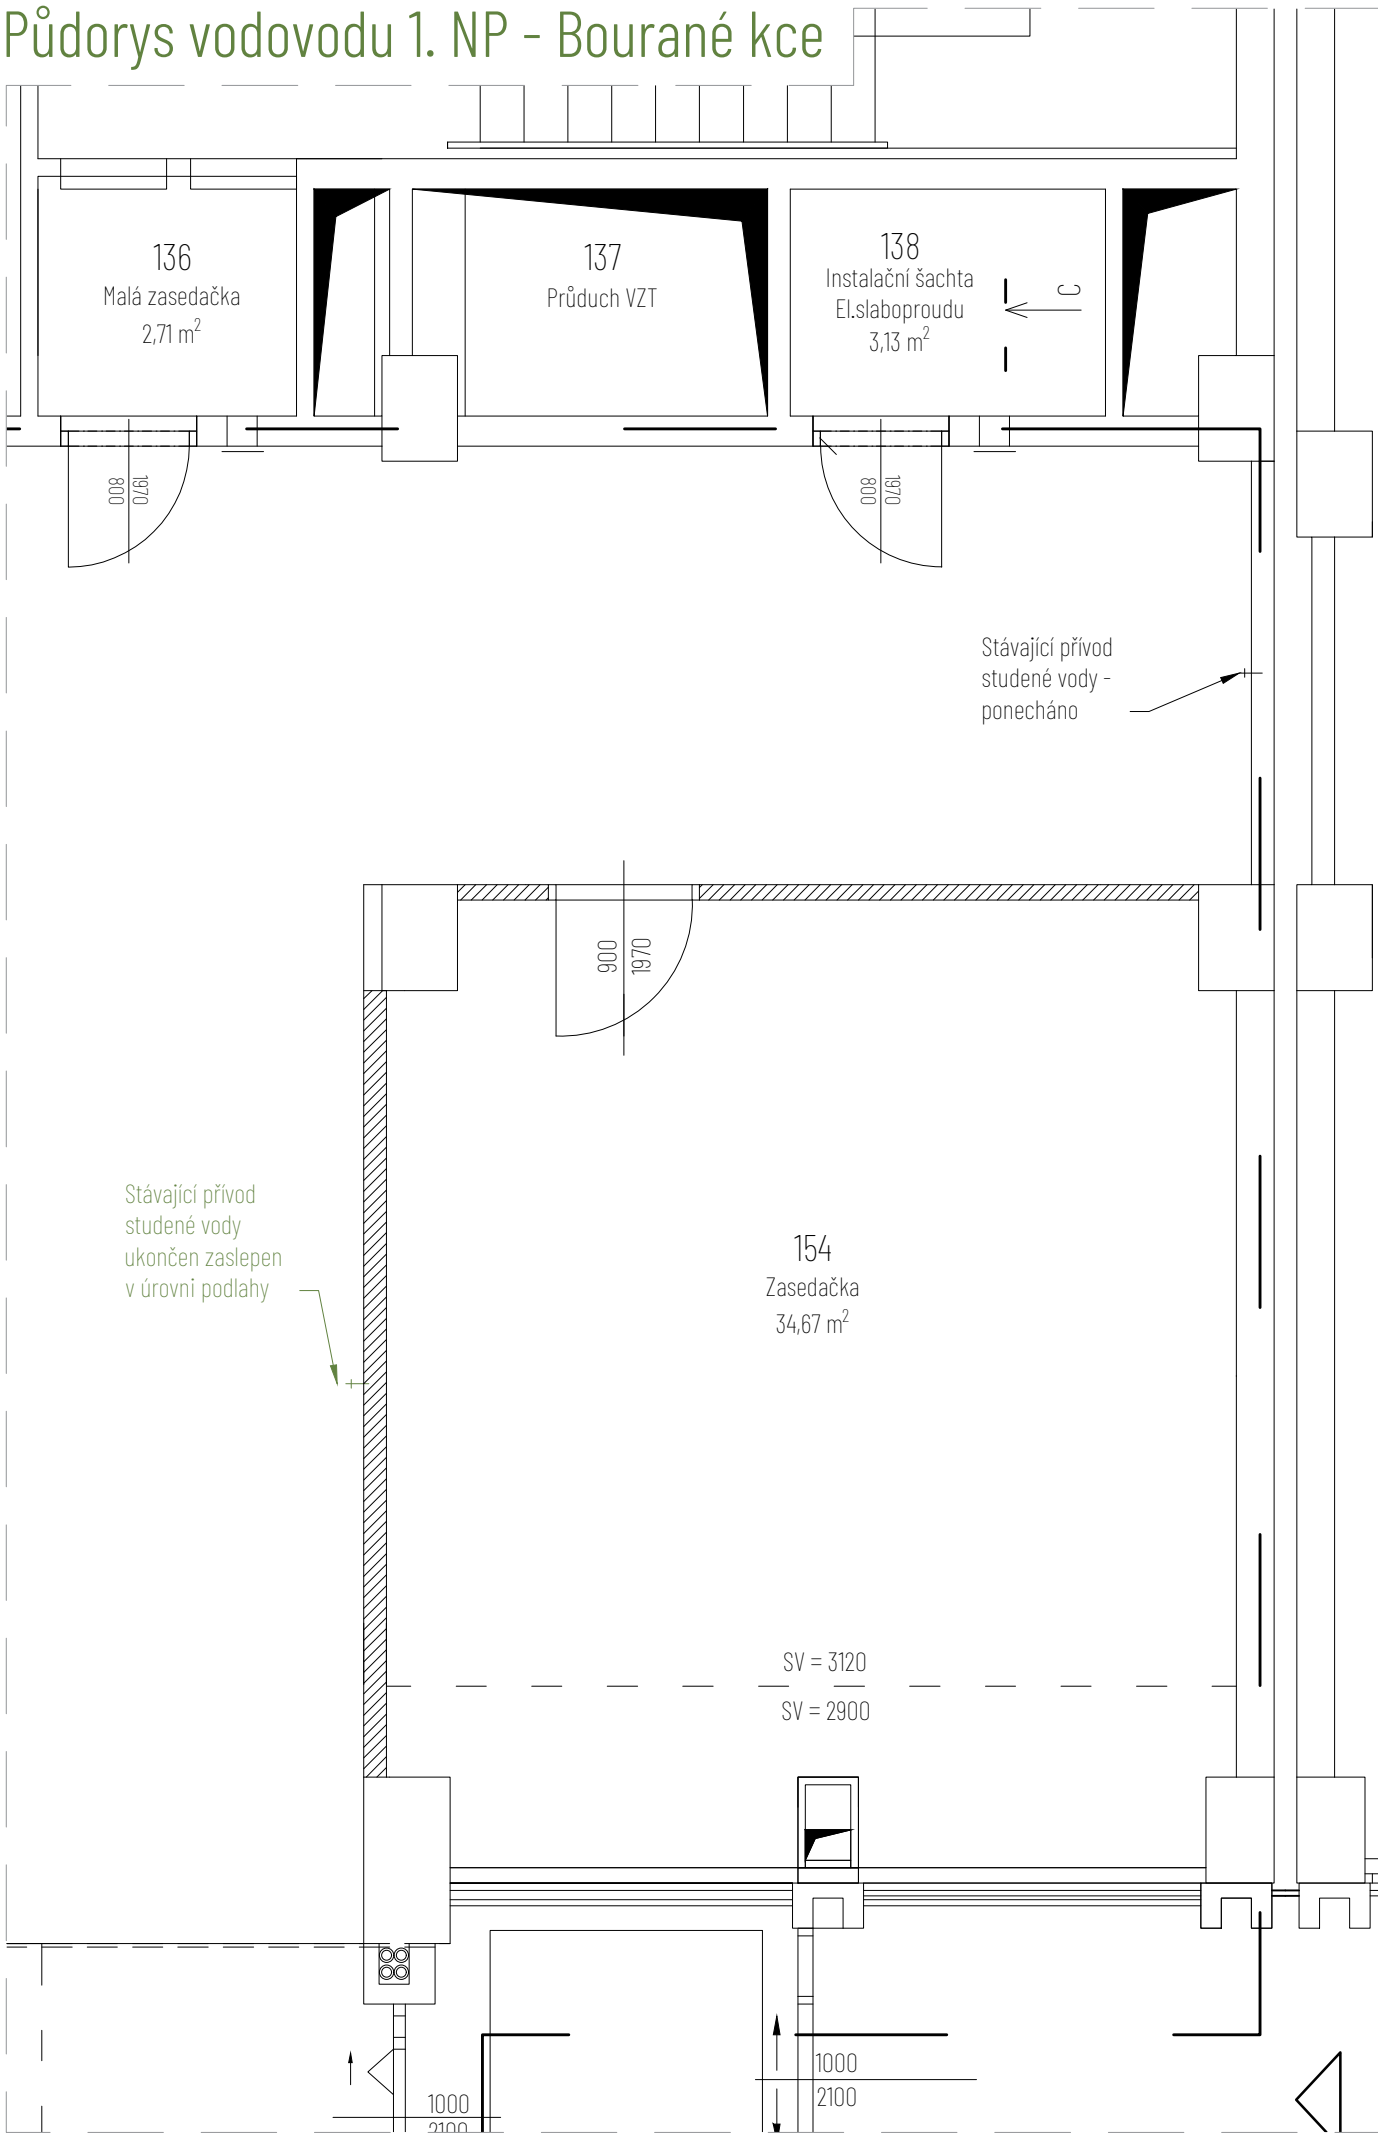


Půdorys vodovodu 1. NP - Bourané kce

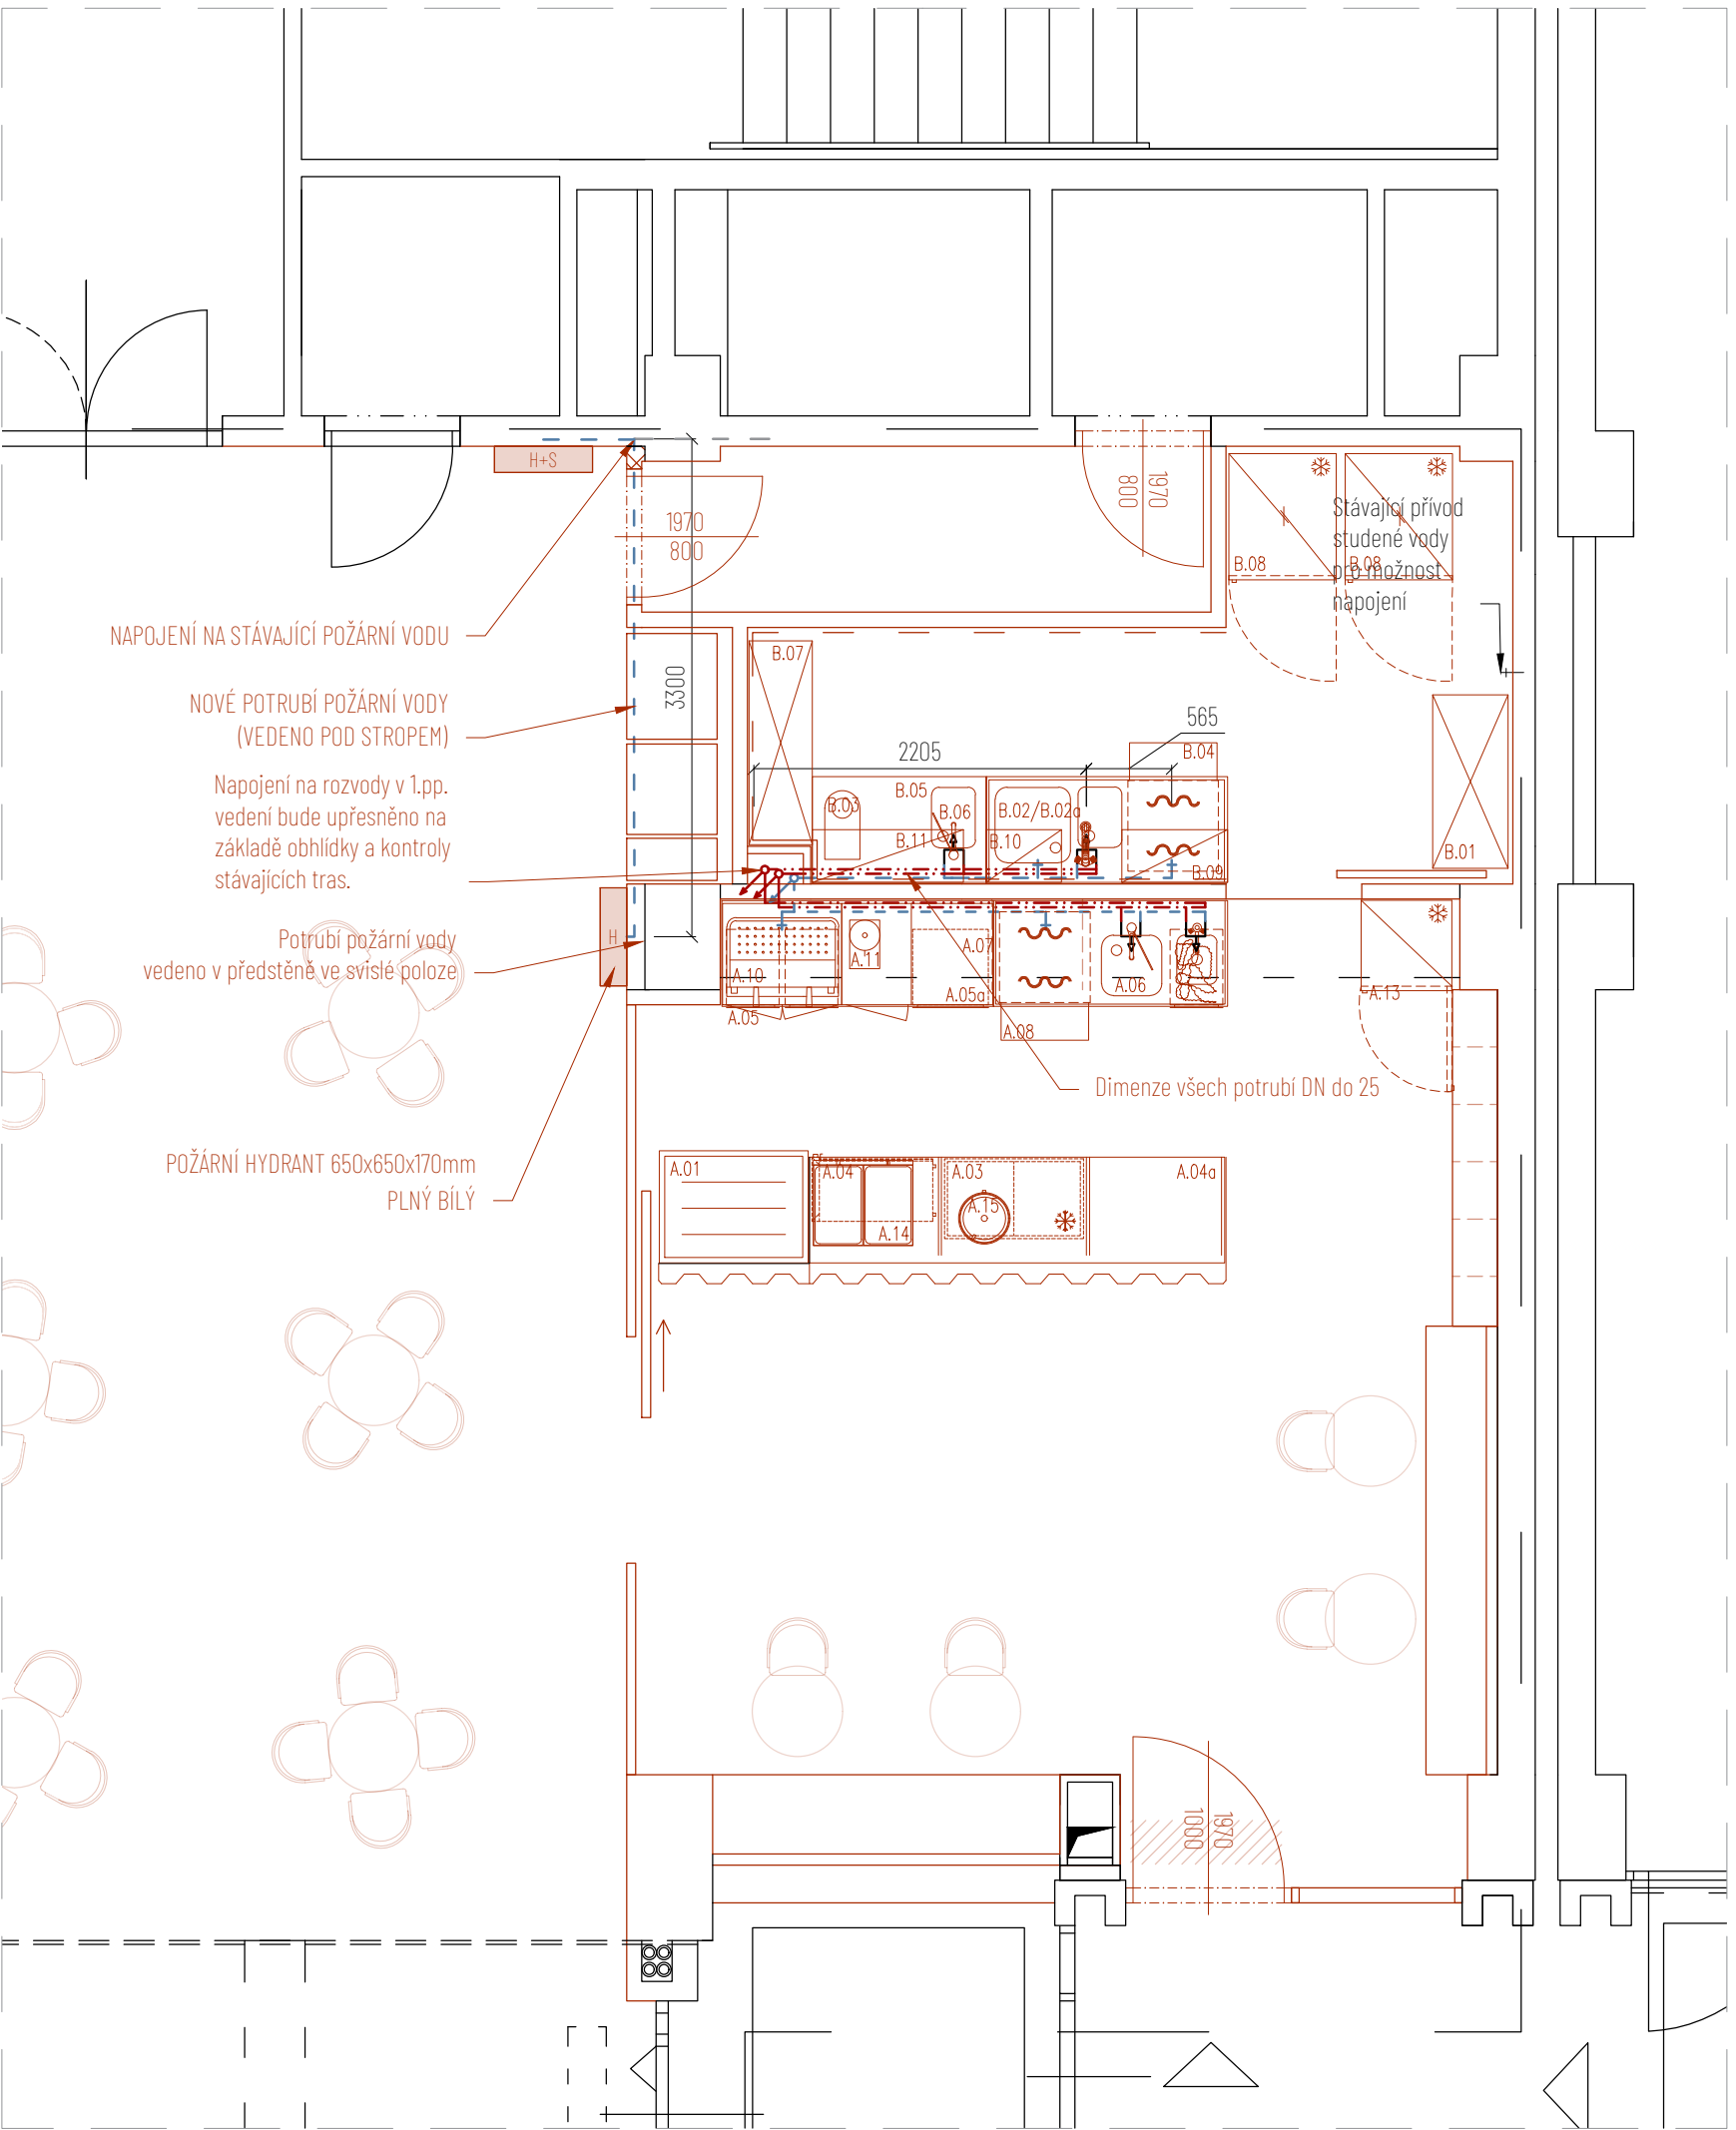

Půdorys vodovodu 1. NP - Navrhované kce

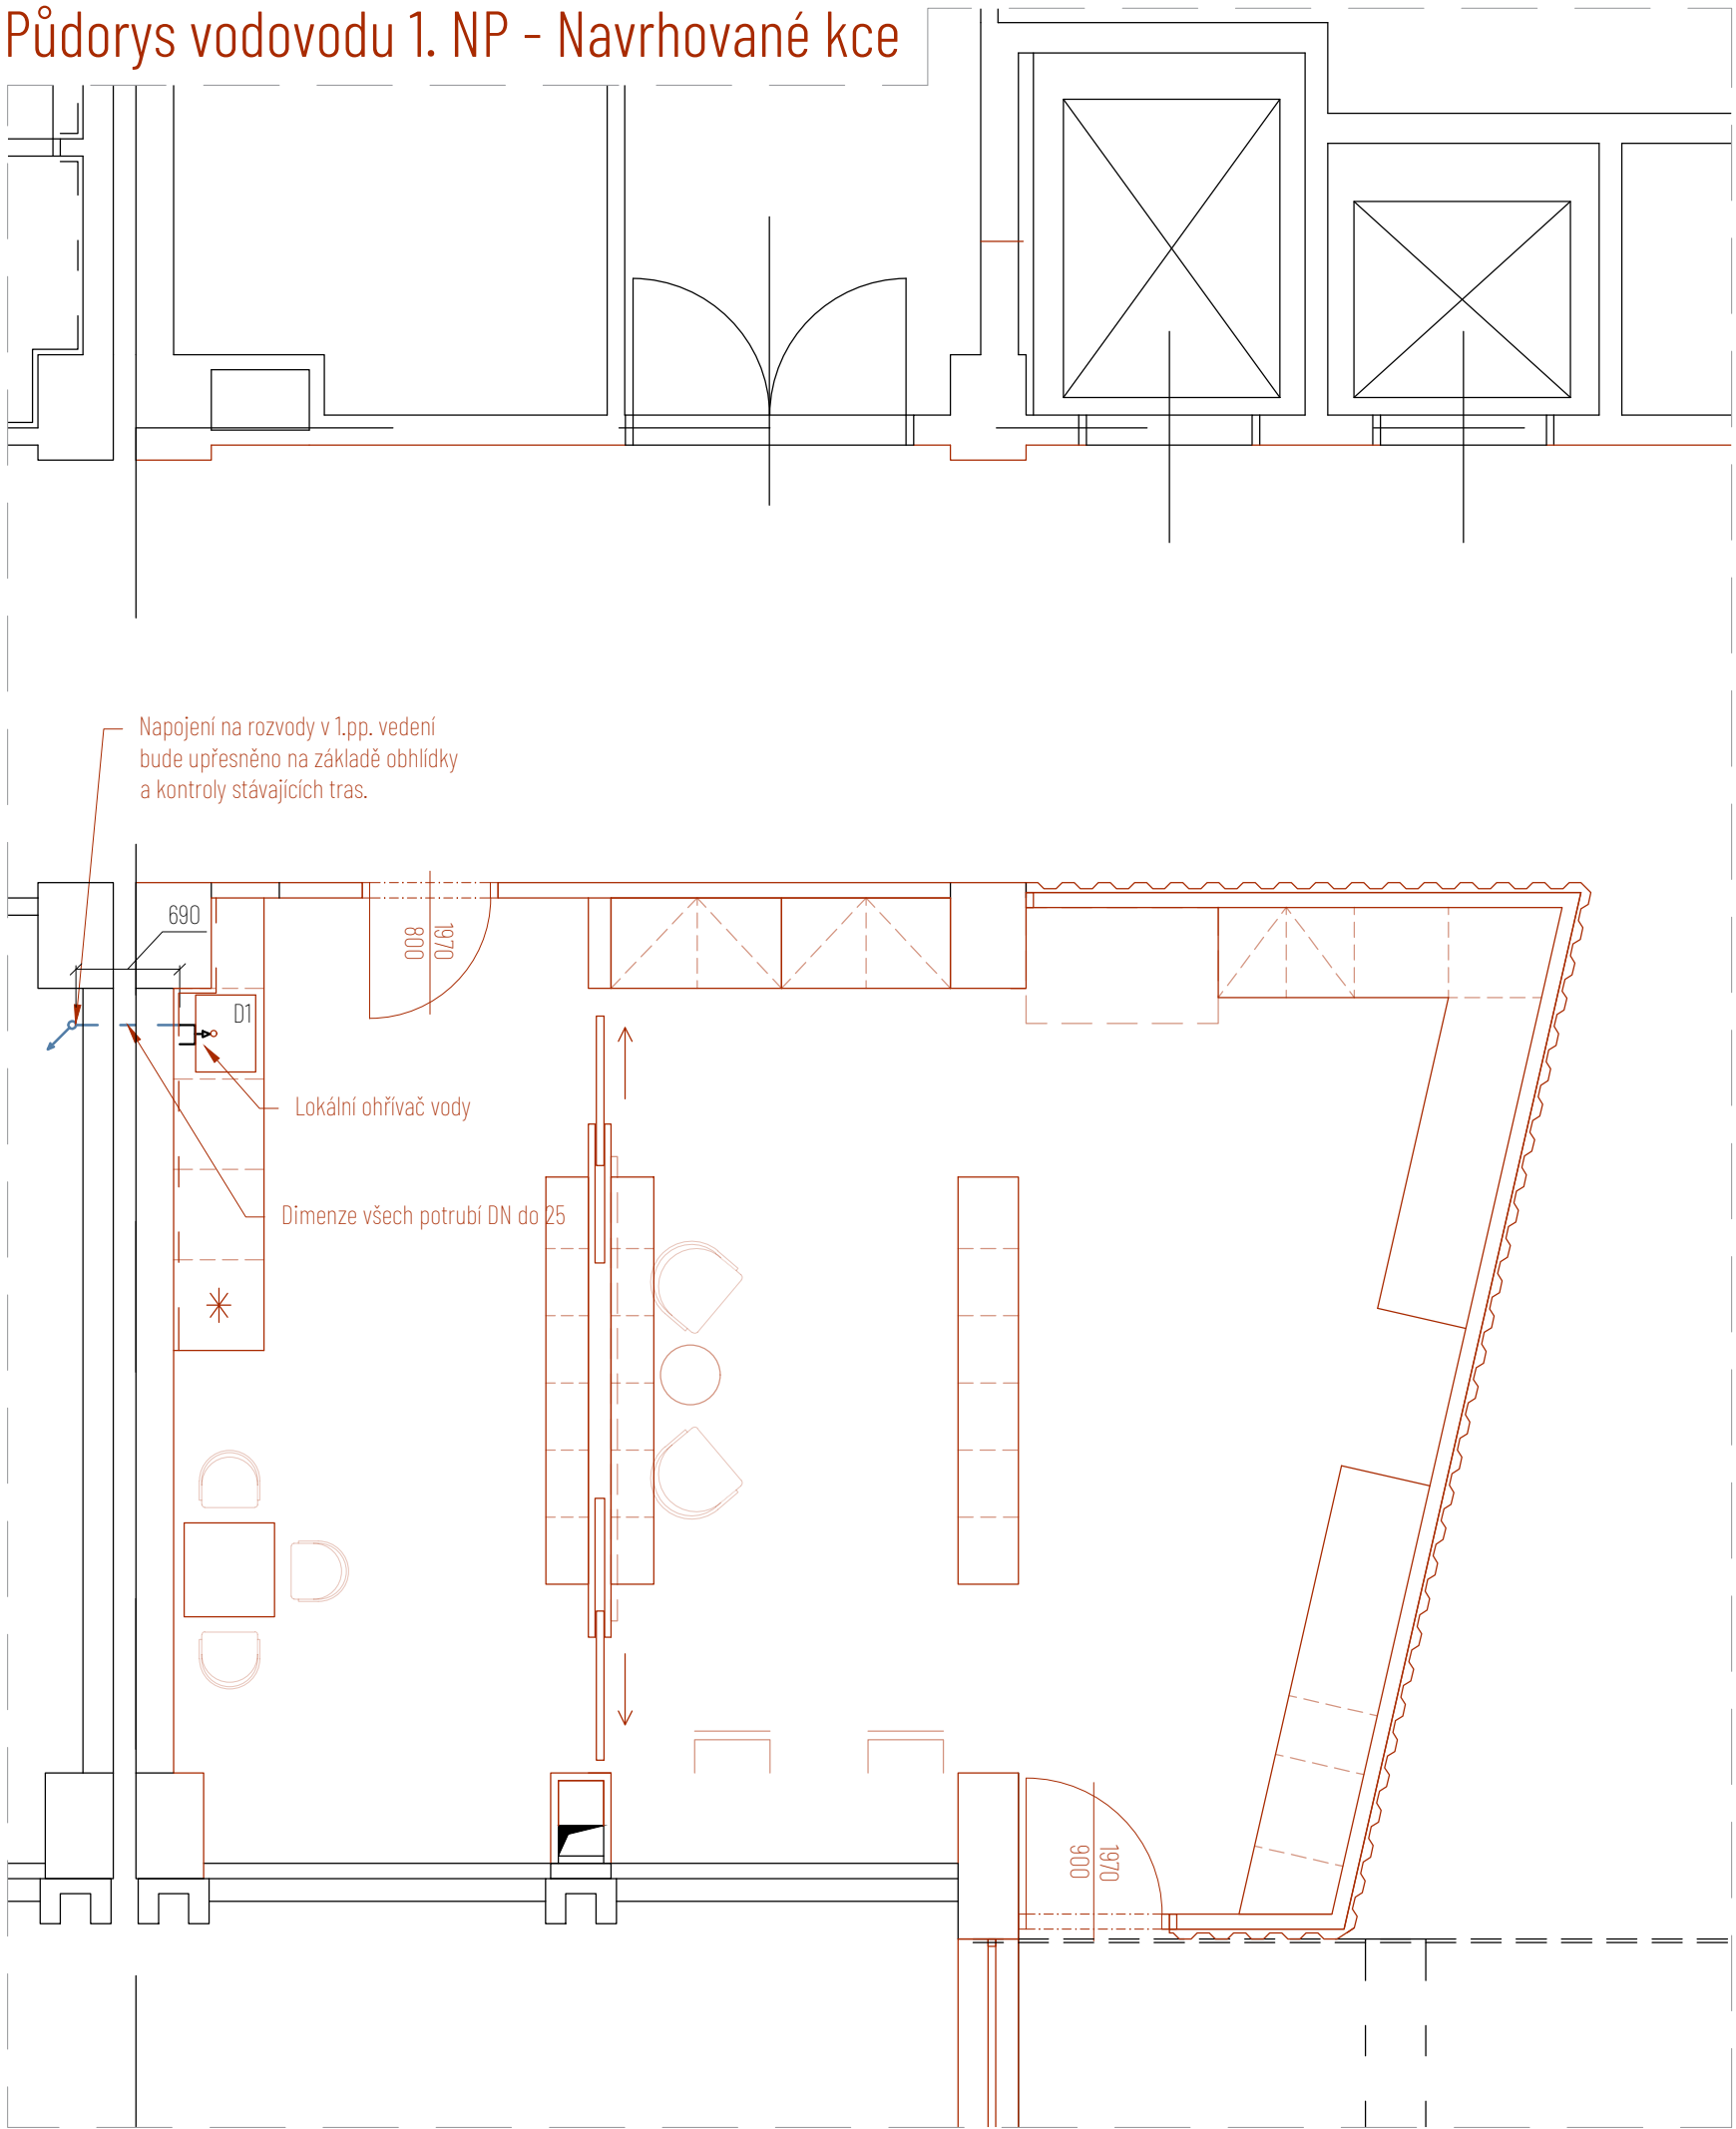

0,000 = 329,500 m.n.m. | Bpvr, S-JTSK

VYPRACOVAL

Ing. et Ing. arch. Pavel Gebauer | Ing. arch. Marko Kubovič

INVESTOR

Město Kopřivnice

ZODPOVĚDNÝ PROJEKTANT

Ing. et Ing. arch. Jakub Mikel

Štefánikova 1163/12, 74221 Kopřivnice

ZAKÁZKA

Rekonstrukce foyer městského úřadu v Kopřivnici

Katastrální území: Kopřivnice [668393]
Parcelní číslo: 192/1

STUPEŇ

DPS

MĚŘÍTKO

1:50

DATUM

03 / 2025

ČÁST

Technika prostředí staveb | Zdravotechnika

VÝKRES

Půdorys vodovodu 1.NP

Č. VÝKRESU

D.14.1

MAJAG.

Malinovského náměstí 4, 602 00 Brno-střed
tel: +420 731 304 461
atelier@majag.cz

1.01