



Půdorys 2.NP

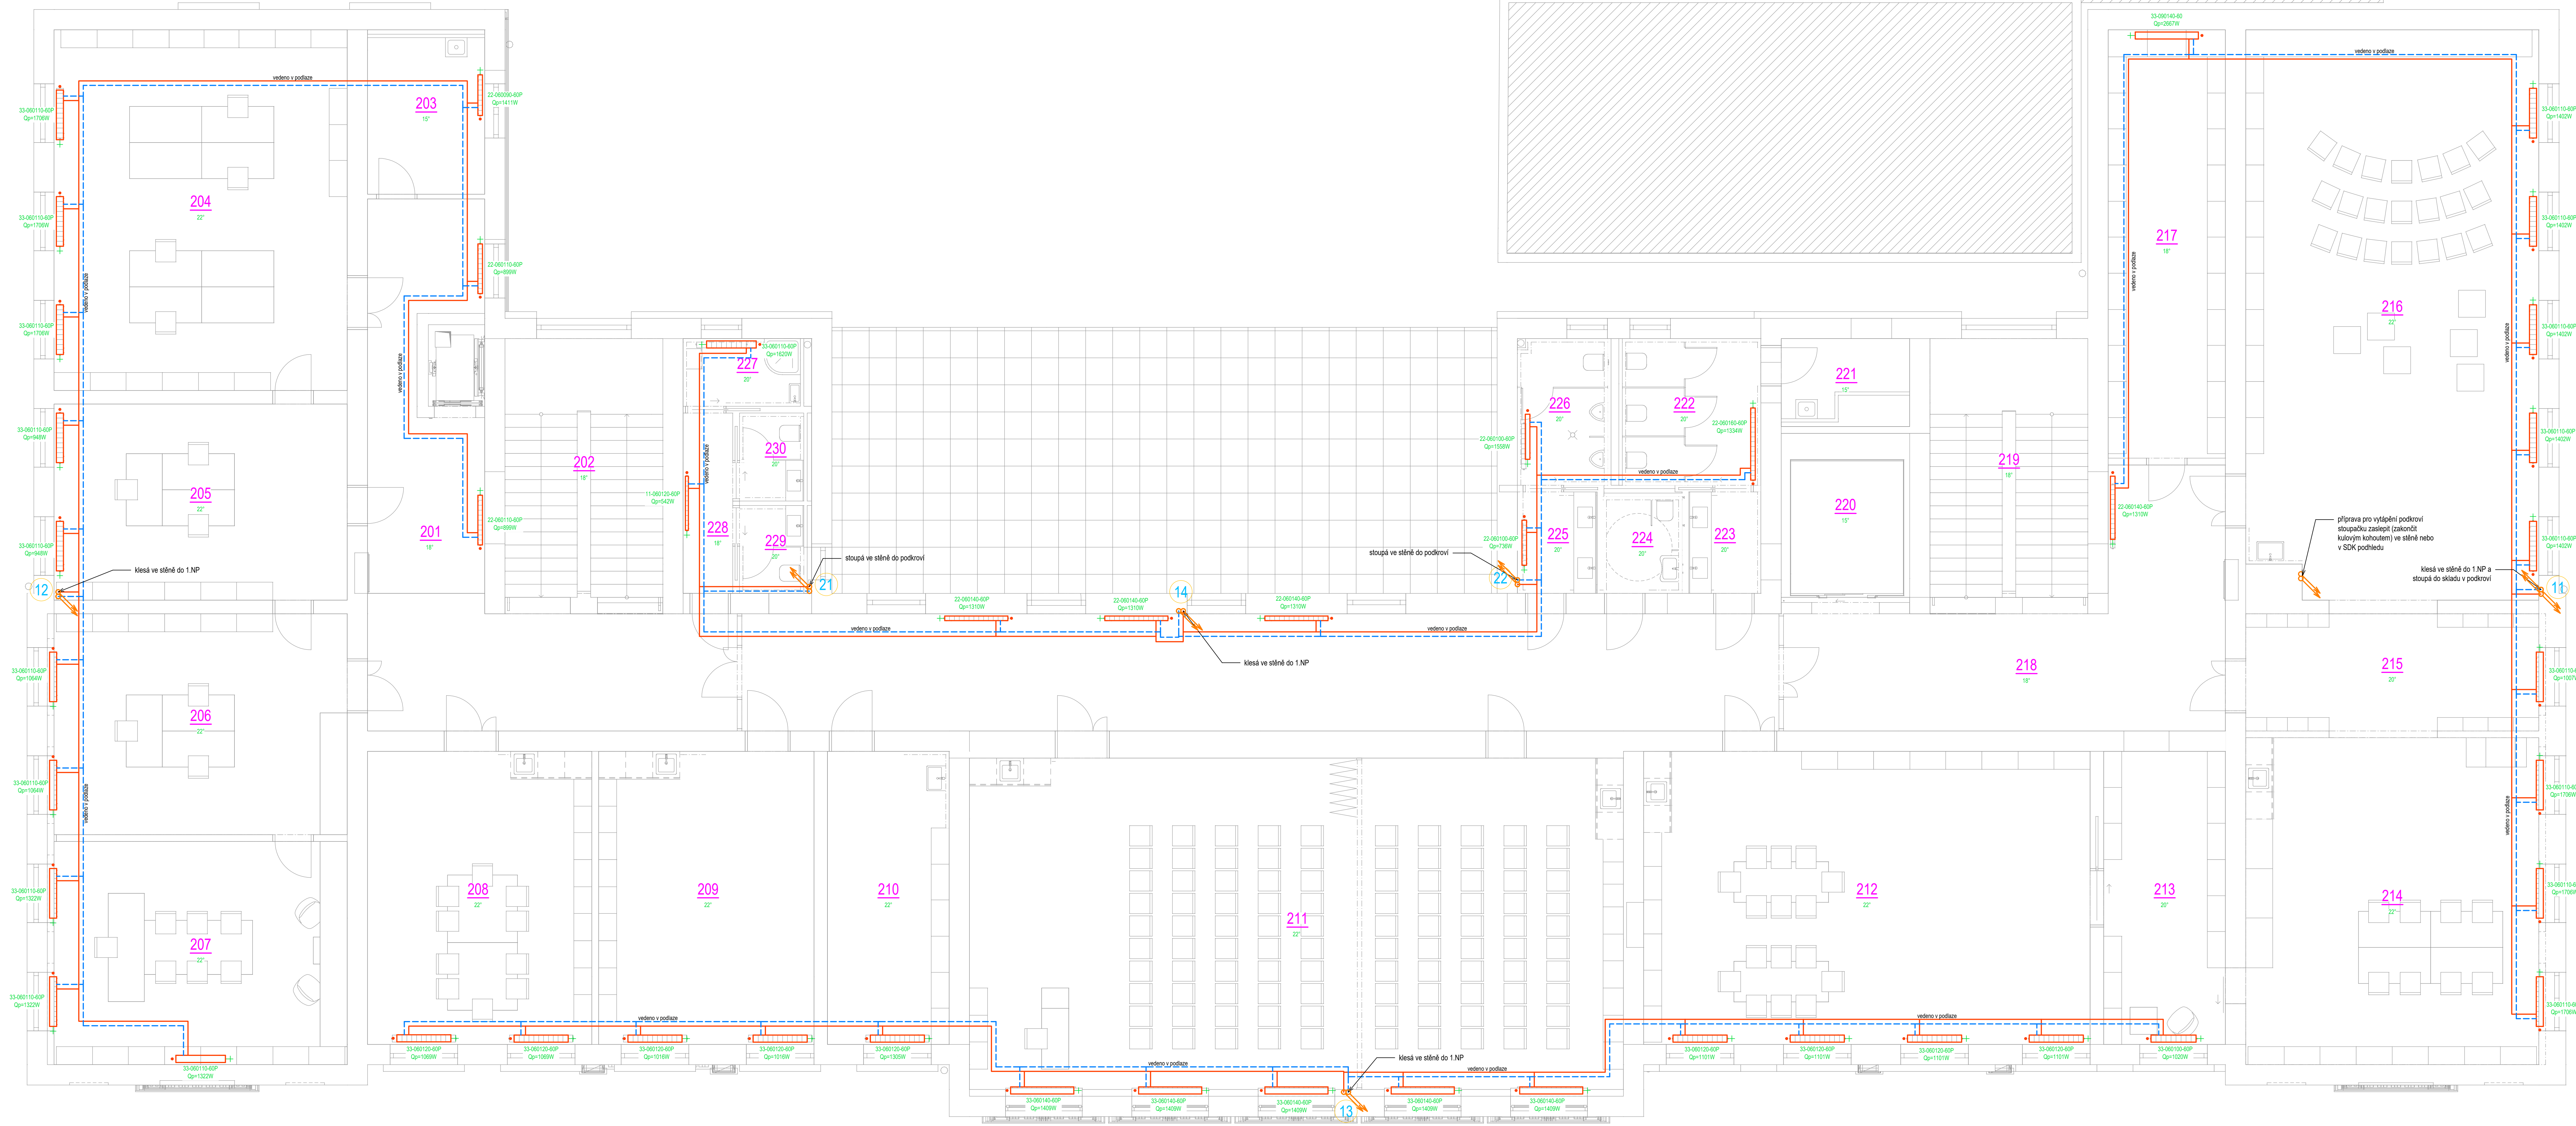

ZPŮSOB PROVEDENÍ OKRUHU
PODLAHOVÉHO VYTÁPĚNÍ

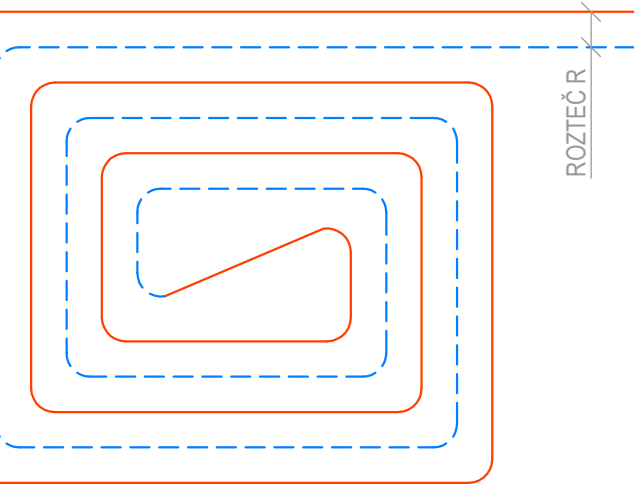


- LEGENDA:**
- přívodní 70°C / vratné potrubí 50°C (měď) - topná voda
 - stoupající potrubí
 - OT deskové
 - podlahové vytápění REHAU z trubek 17x2 mm; roztčeť R; teplotní spád 38/30 °C
 - podlahový konvektor s přirozenou konvekcí (VxŠxD) - 190x260x2500 mm

LEGENDA POPIS OT:

specifikace otopného tělesa: 22-050140-P

typ OT
výška OT

typ připojení: pravé
délka OT

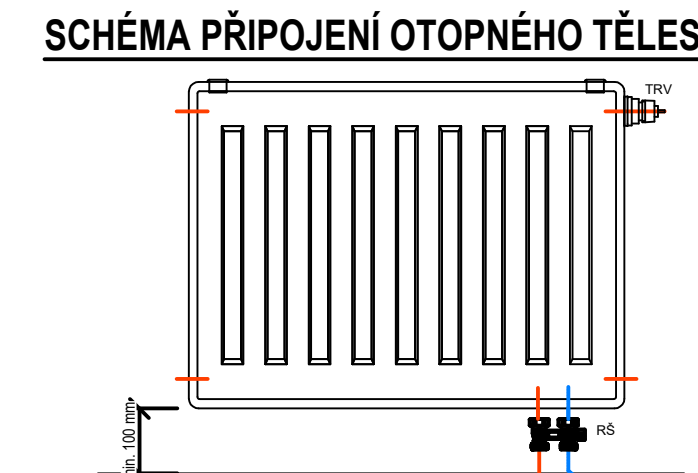

- POZNÁMKA:**
- ZAJISTIT PŘÍSTUP K VÝMĚNÍKOVÉ STANICI PRO MOŽNOST SERVISU A KONTROLY
 - PROJEKT VÝMĚNÍKOVÉ STANICE BUDE DODÁN SAMOSTATNĚ V RÁMCI PROJEKTU NA REKONSTRUKCI VEDLEJŠÍ BUDOVY
 - ROZVODNÁ POTRUBÍ BUDOU VEDENA V PODLAZE A V DRÁŽCE VE STĚNĚ
 - ROZVODNÁ POTRUBÍ PRO OTOPNÁ TĚLESA BUDOU PROVEDENA V MĚDĚNÝCH TRUBKÁCH A BUDOU IZOLOVANÁ VHDNOU TEPELNOU IZOLACÍ
 - ROZVODY NUTNO KOORDINOVAT S ROZVODY Z.T.I.
 - TĚLESA BUDOU OPATŘENA TERMOSTATICKOU HLAVICÍ A VHDNÝM PŘIPOJOVACÍM ŠROUBENÍM A 2 KS SVĚRNÝCH ŠROUBENÍ PRO NÁPOJENÍ TRUBEK ZE STĚNY
 - TĚLESA BUDOU DODÁNA VČETNĚ UCHYCENÍ A ODVZDUŠNĚNÍ
 - OTOPNÁ TĚLESA BUDOU UPEVNĚNA POMOCÍ KONZOL
 - VÝŠKA OSAZENÍ OTOPNÝCH TĚLES NAD PODLAHOU min. 100 mm
 - VZDÁLENOST OTOPNÝCH TĚLES OD STĚNY 50 mm
 - ZAŘÍZENÍ NAMONTOVAT DLE MONTÁŽNÍCH PŘEDPISŮ VÝROBCE
 - NUTNO DODRŽET SKLADBU PODLAHY PRO MOŽNOST INSTALOVAT PODLAHOVÉ KONVEKTORY A PODLAHOVÉ VYTÁPĚNÍ
 - NUTNO ZAJISTIT PŘÍSTUP K ROZDĚLOVAČI PODLAHOVÉHO VYTÁPĚNÍ

REVIZE	ORIENTACE SCHÉMATU
Index Datum Změna	Jméno
SCHÉMA OBJEKTU	
±0,000=xy	

QUALITY GROUP		Projekty Realizace Projektový management info@qualitygroup.cz www.qualitygroup.cz	
STAVBA		STAVTE CHYTŘE	
Přestavba ZŠ Náměstí na knihovnu			
MÍSTO STAVBY Č.p. 340 (ul. Husova) Kopřivnice 742 21		K.Ú.: Kopřivnice [669393] Nový účn. OKRES: Nový Jičín KRAJ: Moravskoslezský kraj	
GENERÁLNÍ PROJEKTANT Quality Group s.r.o., Příkop 843/4, 602 00 Brno IČ: 08879737, DI: yuvn5s8		AUTORIZACE	
PROJEKČNÍ TÝM Vedoucí projektu: Ing. Jana Režábková HIP: Ing. Tomáš Pulkrábek, Ing. Jiří Šoltes Zpracovatel odborné části: Ing. Michal ŠTEJR Zodpovědný projektant: Ing. Zdeněk HOLUB Architekt: Ing. arch. Pavel Štátný		Č. SMLOUVY INVESTORA 26665827	
STAVEBNÍK - INVESTOPR město Kopřivnice Štefánikova 1163/12, 742 21 Kopřivnice		Č. SMLOUVY PROJEKTANTA P-24-006-000	
OBJEKT D.102 Kanceláře		DATUM 10/2024	PARÉ
ODBOBNÁ ČÁST D.102.05 Ústřední vytápění		MĚŘÍTKO 1:50	
NÁZEV DOKUMENTU PŮDORYS 2.NP			
KÓD ELEKTRONICKÉ VERZE DOKUMENTU			
stavba	stupeň	část	profese
KKO	DUR+DSP	D.102.05	04
UV			
název dokumentu		revize	
Půdorys 2.NP		00	