
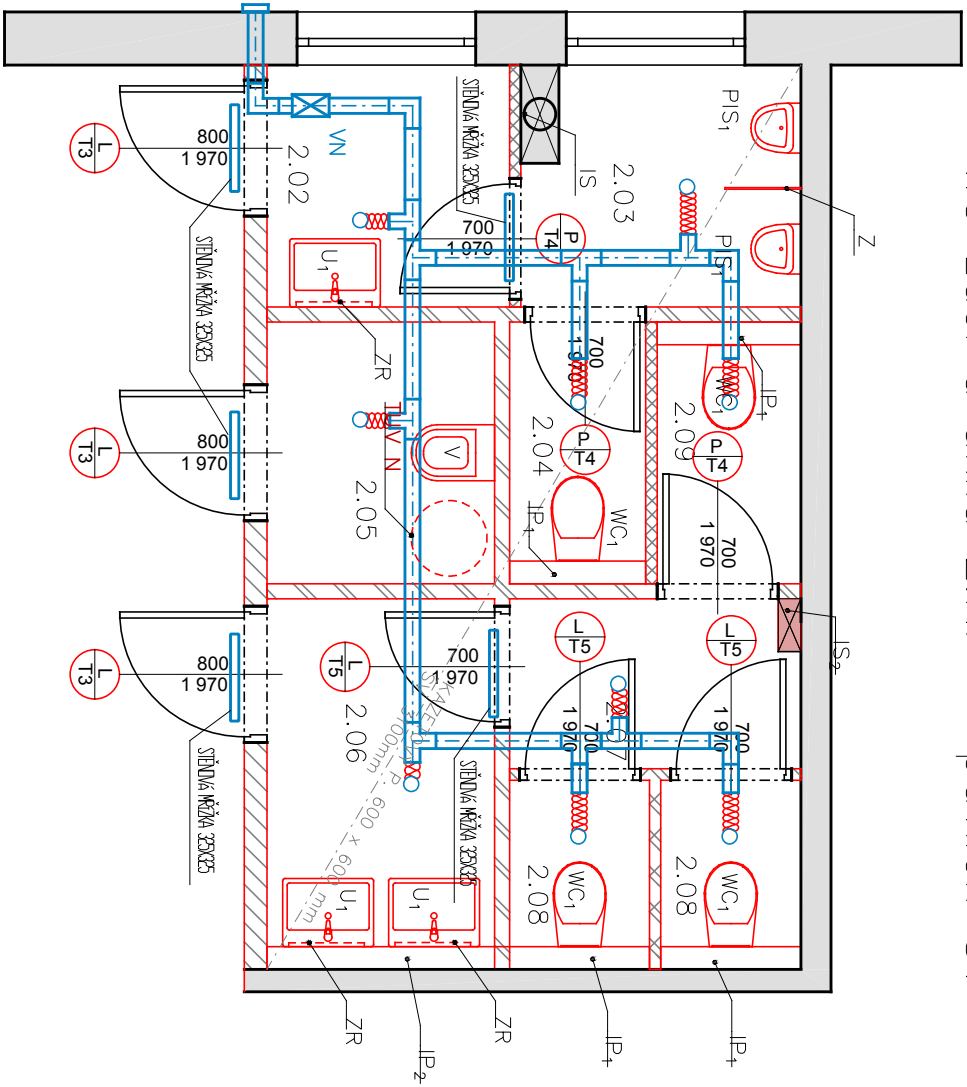
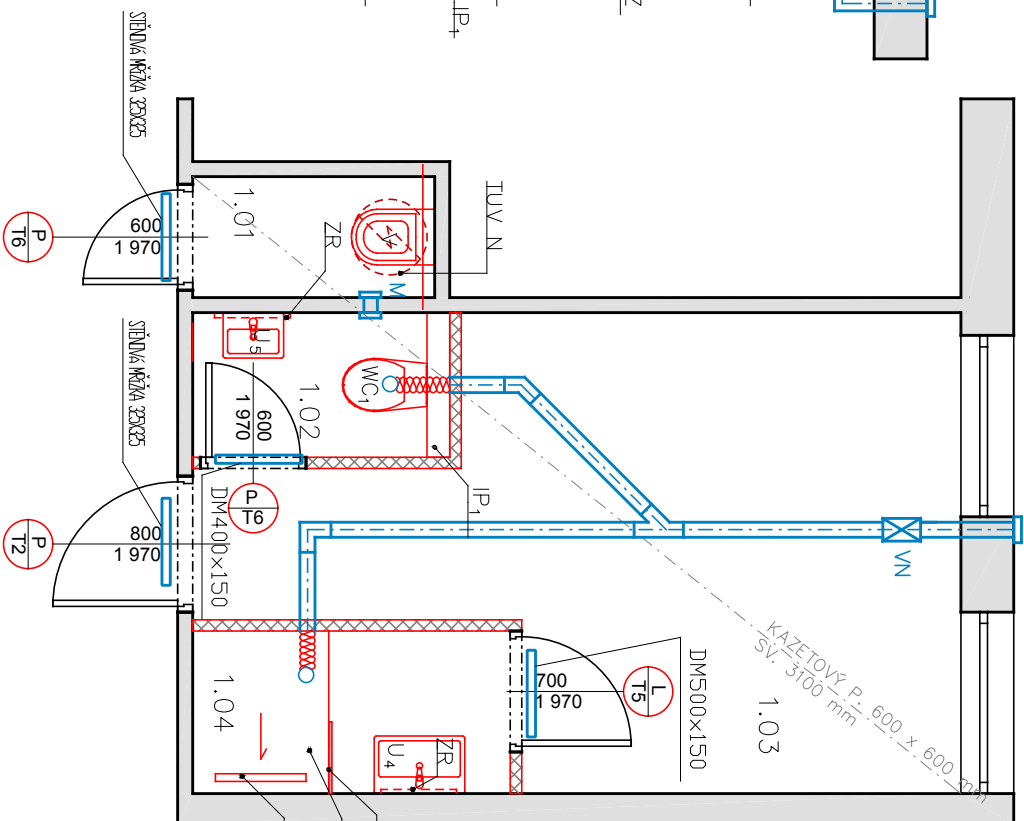



WC žáci, WC učitelé a úklid 2. a 3.NP – pavilon ŠV

Úklidové zázemí 1.NP – pavilon ŠV

WC žáci a úklid 2.NP – pavilon ŠV

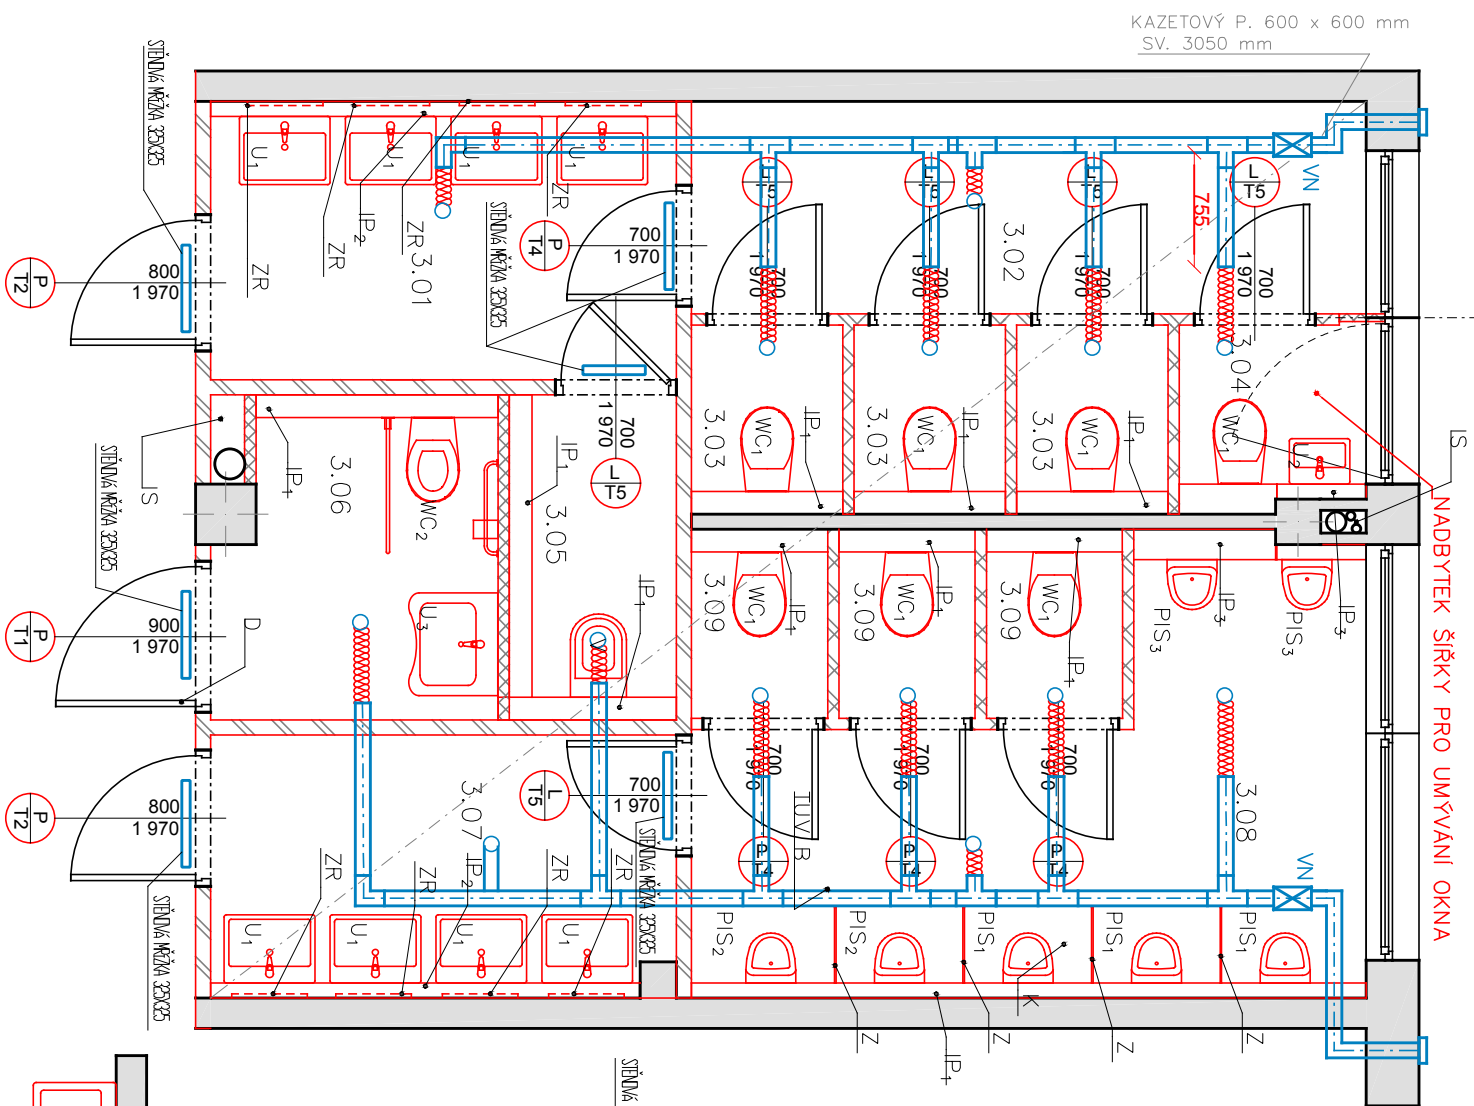

Zázemí ředitelny 2.NP – pavilon ŠV

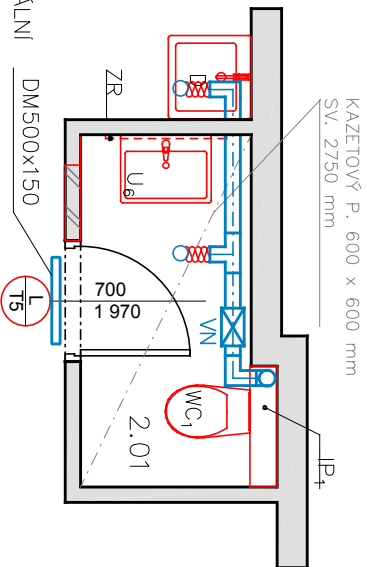

LEGENDA

- VN POTRUBNÍ VENTILÁTOR MIXVENT TD 350/125 – SILENT
- S TLUMIČÍ HLUKU MAA
- M VĚTRACÍ MŘÍŽKA
- OHEBNÉ HADICE ALUFLEX
- POTRUBÍ SPIRO
- STĚNOVÁ NEBO DVEŘNÍ VĚTRACÍ MŘÍŽKA (2 KUSY NA JEDNU STĚNU, JEDNÝ DVEŘE)

POZNÁMKA

- VEŠKERÉ ROZVODY VZDUCHOTECHNIKY BUDOU VEDENY V PODHLEDU, MIMO SOCIÁLNÍ ZARÍZENÍ BUDE POTRUBÍ OBLOŽENO SADROKARTONEM
- VŠECHNY PROSTUPY PŘES ZEĎ BUDOU VRTÁNY, PŘES VENKOVNÍ ZEĎ BUDE POUŽITO JÁDROVÉ VRTÁNÍ,
- CELKOVÁ DÉLKA POTRUBÍ PRO VZDUCHOTECHNIKU JE 67,9 m.
- IS – INSTALAČNÍ ŠACHTA 300 x 225 mm
- IP1 – INSTALAČNÍ PŘEDSTĚNA VÝŠKY 1200 mm
- IP2 – INSTALAČNÍ PŘEDSTĚNA VÝŠKY 600 mm

ČÁST I – PAVILON U1, ŠV

NÁZEV PROJEKTU :
ZŠ a MŠ 17.listopadu – rekonstrukce sociálních zařízení

MÍSTO STAVBY:
ZŠ a MŠ 17.listopadu

INVESTOR:
Město Kopřivnice, Štefánikova 1163, Kopřivnice, 742 21

PROJEKTANT:
Ing. Jan Kotulič
Osoboditelů 1215, Kopřivnice, 742 21

ZODPOVĚDNÝ PROJEKTANT:
Jan Kolář
ČKAIT: 1102671

MĚŘÍTKO:
1:50
DATUM A Č. PD:
2d/2018

FORMÁT:
A3
STUPEŇ:
DPS

ČÍSLO VÝKRESU:
D.1.1.9
NÁZEV VÝKRESU:
TZB Vzduchotechnika