


LEGENDA MÍSTNOSTÍ

ČÍSLO MÍST.	ÚČEL MÍSTNOSTI	PLOCHA (m ²)
2.01	PC UČEBNA	15,21
2.02	WC MUŽI	2,04
2.03	SPRCHA MUŽI	1,53
2.04	SPISOVNA	2,66
2.05	CHODBA	5,65
2.06	CHODBA	2,66
2.07	SKLAD	2,17
2.08	SKLAD	2,00
2.09	WC MUŽI PŘEDSÍŇ	2,37
2.10	WC MUŽI	4,01
2.11	MALÝ SÁL - TULIPÁN	67,57
2.12	PŘEDNÁŠKOVÝ SÁL - CHOBOTNICE	42,48
2.13	TĚLOCVIČNA - ŽÁBA	42,48
2.14	KLUBOVNA - SLUNEČNICE	67,2
2.15	WC ŽENY PŘEDSÍŇ	6,48
2.16	ÚKLIDOVÁ MÍSTNOST	0,76
2.17	WC Ž PERSONÁL	1,71
2.18	SPRCHA Ž	1,55
2.19	CHODBA	3,22
2.20	CHODBA	5,27
2.21	SPISOVNA	2,25
2.22	WC ŽENY	1,35
2.23	WC ŽENY	1,8
2.24	KANCELÁŘ	17,07
2.25	KUCHYŇKA	20,34
2.26	CHODBA	54,83
2.27	ŘEDITELNA	20,3

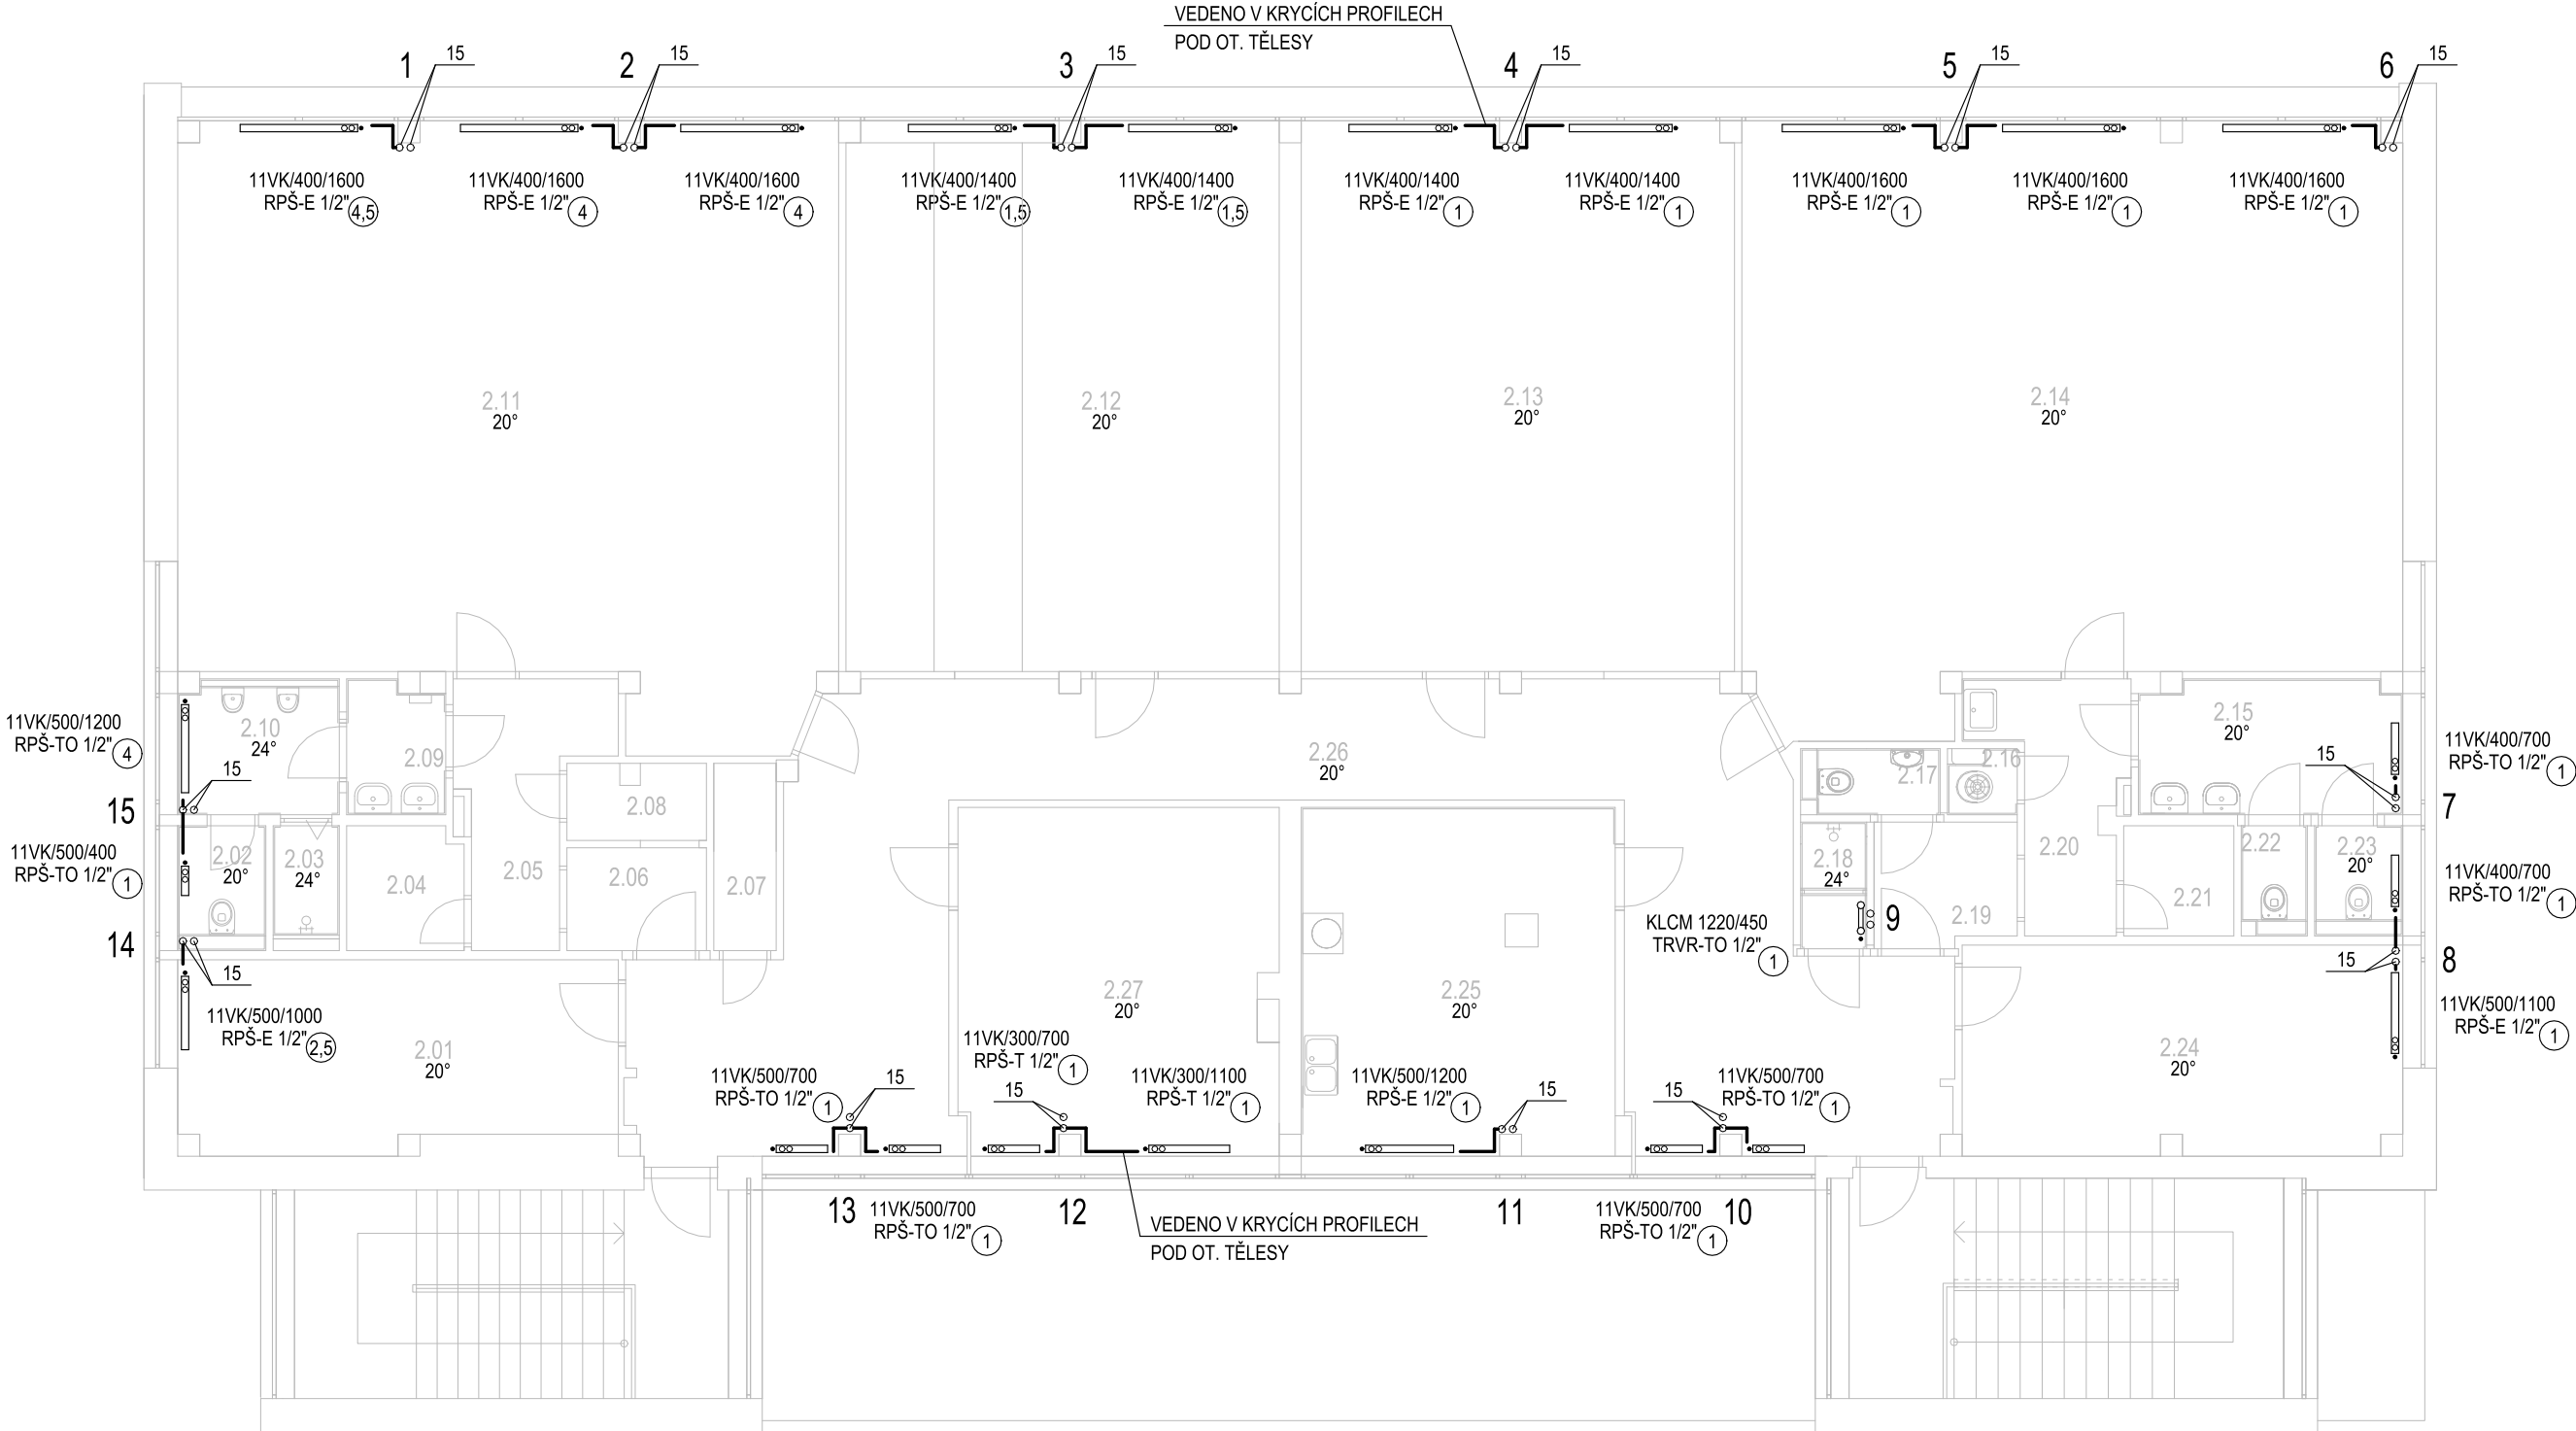

LEGENDA

11/500/400	OTOPNÉ TĚLESO PANELOVÉ S BOČNÍM PŘÍPOJENÍM, POČET ČLÁNKŮ/VÝŠKA/HLOUBKA
21VK/500/1600	PANELOVÉ OT. TĚLESO VENTIL KOMPAKT SE SPODNÍM PŘÍPOJEM, VLOŽKA Kv 0,13-0,75 (Xp 2K), TYP/VÝŠKA, DÉLKA
KLCM 1820/750	KOUPELNOVÉ TRUBKOVÉ TĚLESO ROVNÉ SE SPODNÍM STŘEDOVÝM PŘÍPOJEM, TYP VÝŠKA/ ŠÍŘKA
TRP-T	DVOJREGUL. VENTIL, Kv 0,025-0,67 (2K), PŘÍMÝ S TERMOSTAT. HLAVICÍ
TRP-TO	DVOJREGUL. VENTIL, Kv 0,025-0,67 (2K), PŘÍMÝ S TERMOSTAT. HLAVICÍ PROTI ODCIZENÍ
TRVR-TO	SDRUŽENÝ DVOJREGUL. VENTIL, Kv 0,025-0,6 S UZAV. ŠROUBENÍM ROHOVÝ S KAPALIN. TERMOSTAT. HLAVICÍ PROTI ODCIZENÍ
RPŠ-T	PŘÍPOJOVACÍ ŠROUBENÍ "H" PRO OT VK PŘÍMÉ, Kvs 1,48, OT OSAZENO KAPALINOVOU TERMOSTAT. HLAVICÍ PRO OT VK
RPŠ-TO	PŘÍPOJOVACÍ ŠROUBENÍ "H" PRO OT VK PŘÍMÉ, Kvs 1,48, OT OSAZENO KAPALINOVOU TERMOSTAT. HLAVICÍ PRO OT VK PROTI ODCIZENÍ
RPŠ-E	PŘÍPOJOVACÍ ŠROUBENÍ "H" PRO OT VK PŘÍMÉ, Kvs 1,48, OT OSAZENO STÁVAJÍCÍM TERMOPOHONEM SIEMENS
PŠ	REGULAČNÍ UZAVÍRACÍ ŠROUBENÍ PŘÍMÉ, Kvs 1,74
⑤	NASTAVENÍ 1. REGULACE TRVR A VENTIL. VLOŽKY OT. TĚLES

POZNÁMKA

- VŠECHNY PŘÍPOJKY K OTOPNÝM TĚLESŮM JSOU DIMENZE 15
- ROZVODY POD OT. TĚLESY A STOUPAČKY DO 2. NP JSOU VEDENY V KRYCÍCH PROFILECH

STAVEBNÍK MĚSTO KOPŘIVNICE ŠTEFÁNIKOVA 1163/12 742 21 KOPŘIVNICE	ZHOTOVITEL ENERGO - STEEL ENERGETICKÉ A PROJEKČNÍ CENTRUM VŘESINSKÁ 66/54 708 00 OSTRAVA - PORUBA	PROJEKTANT RADIM ŠELONG Václavovická 252 739 34 Václavovice - Šenov ČKAIT 1102557
STAVBA DDM KOPŘIVNICE - REKONSTRUKCE SOCIÁLNÍCH ZAŘÍZENÍ VČETNĚ BEZBARIÉROVÉ ÚPRAVY, ELEKTROINSTALACE A ROZVODŮ TZB		ZAK. ČÍSLO 537/2019
OBSAH PŮDORYS 2.NP		STUPEŇ DSP + DPS
DĚL D.1.4.2 - VYTÁPĚNÍ		MĚŘÍTKO 1:100 DATUM 8/2019
		VÝKRES Č. D.1.4.2 - 102 KOPIE Č.