


KANALIZACE
PŮDORYS 1.NP

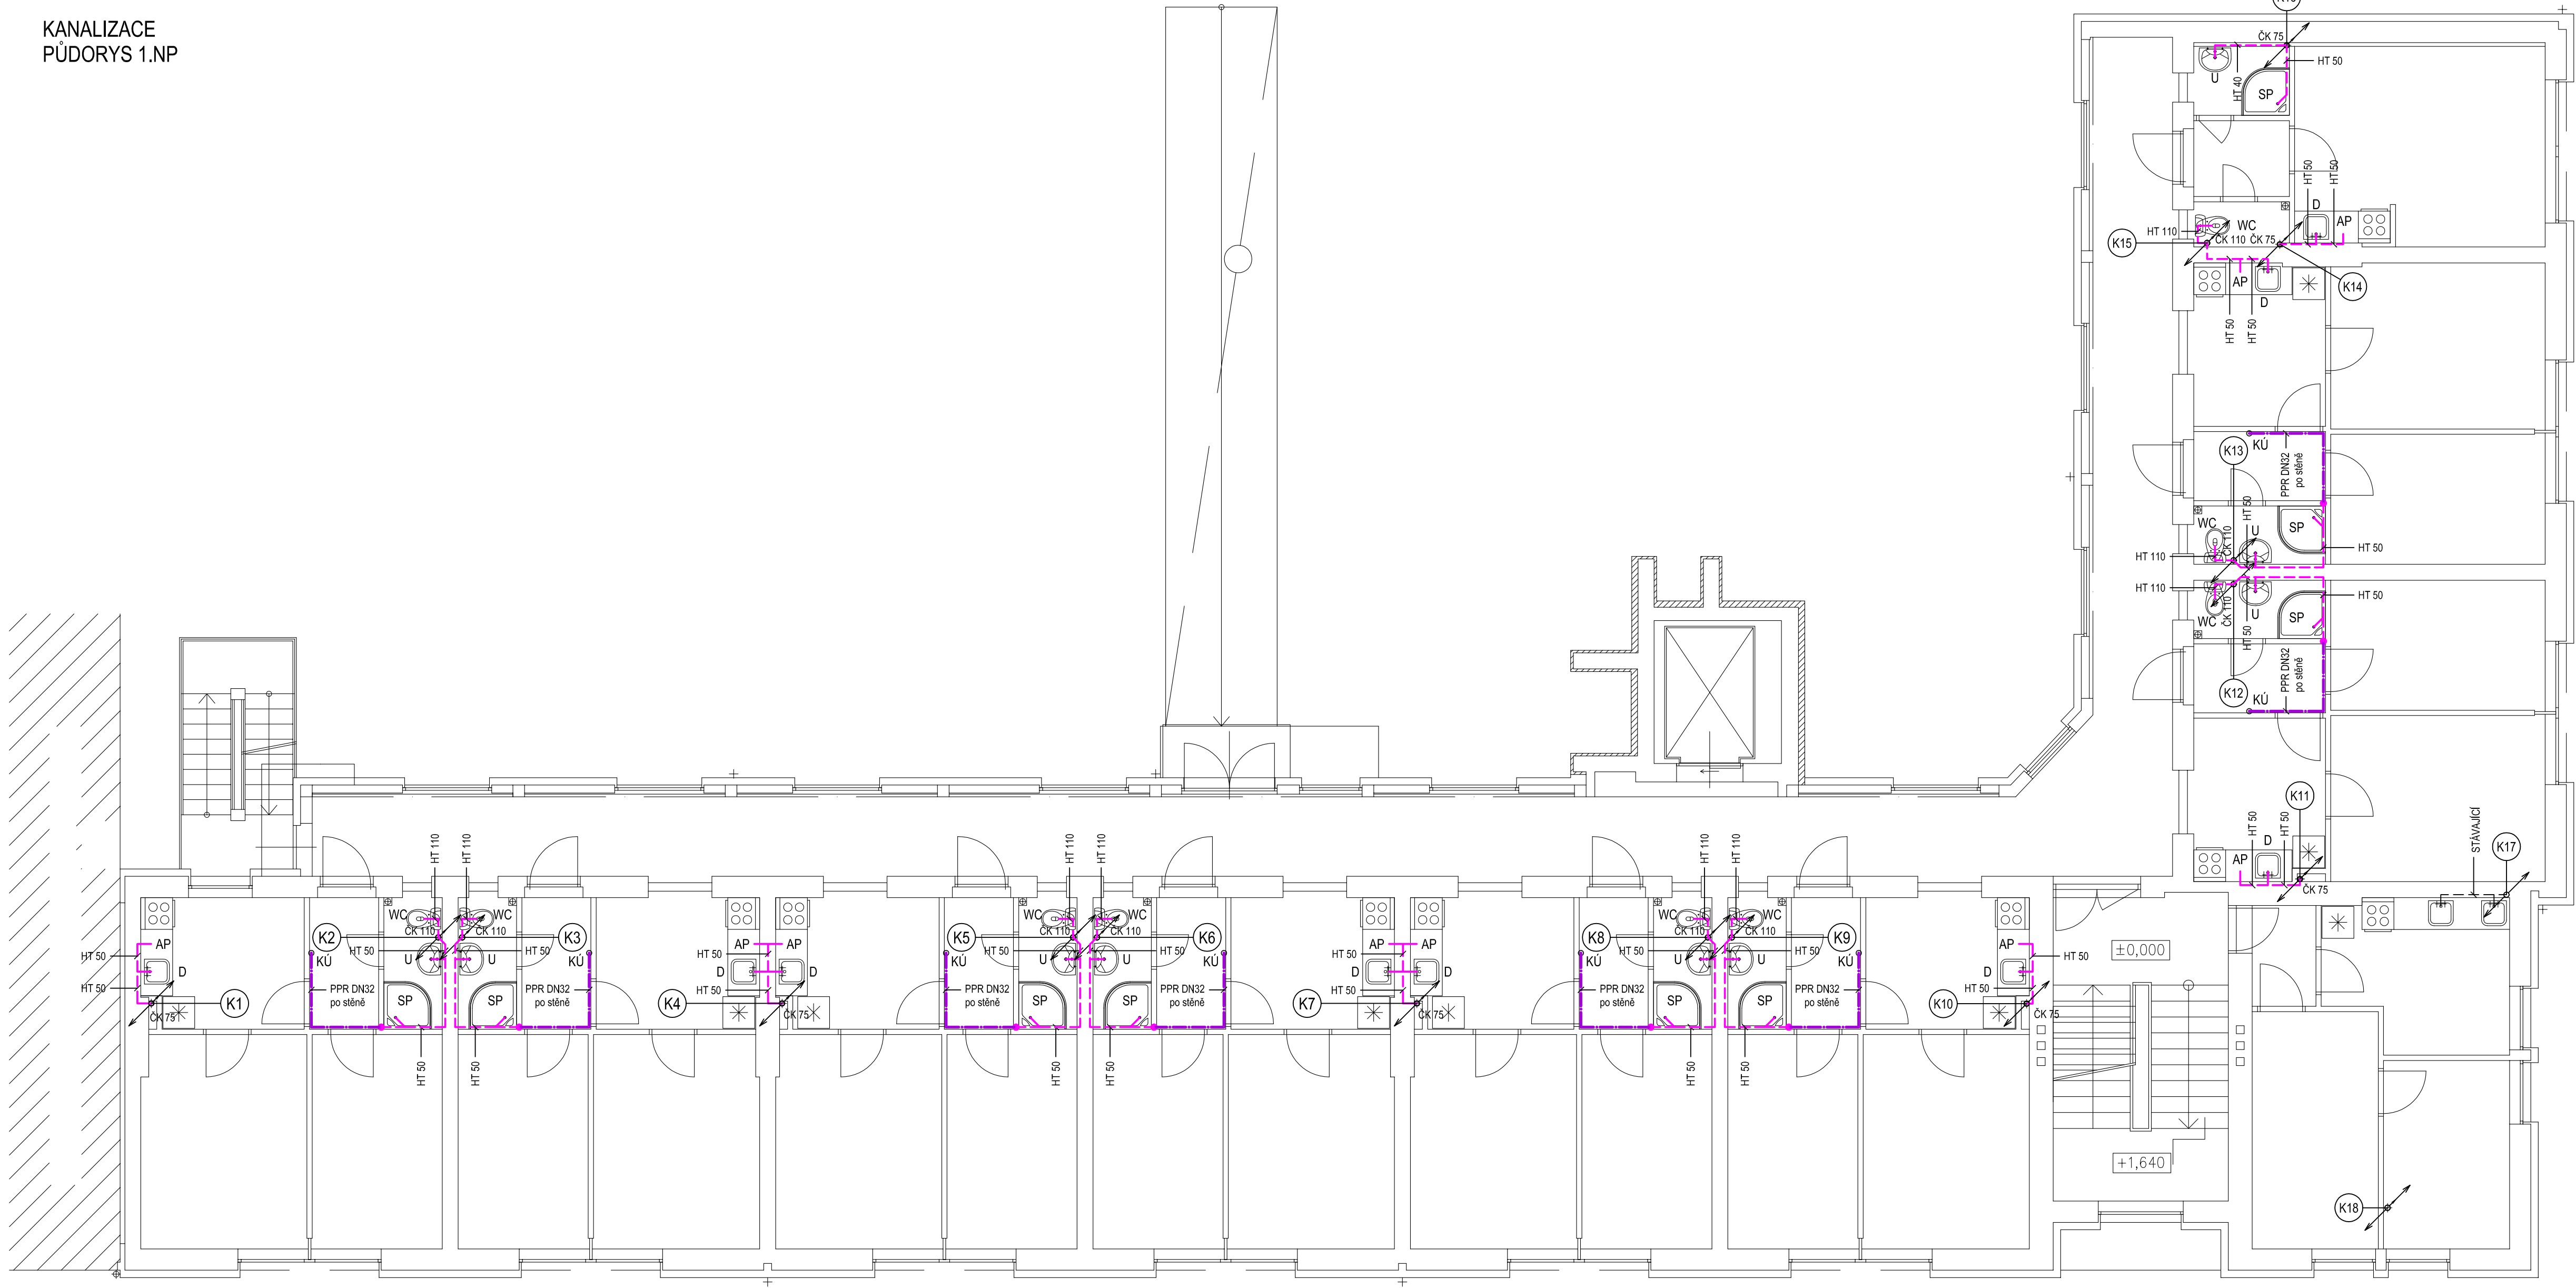

LEGENDA POTRUBÍ	
ZNÁČKA	POPIS
	KANALIZACE - ODPADNÍ POTRUBÍ - NOVÉ PP - HT
	KANALIZACE - PŘIPOJOVACÍ POTRUBÍ - NOVÉ PP - HT
	KANALIZACE - ZAVĚŠENÉ POTRUBÍ - NOVÉ PP - HT, PVC
	KANALIZACE - POTRUBÍ - STÁVAJÍCÍ PP - HT, PVC

LEGENDA ZAŘÍZOVACÍCH PŘEDMĚTŮ	
OZNL	POPIS
U	UMÝVADLO KERAMICKÉ ZAPACHOVÁ UZÁVĚRKA DN40, PÁKOVÁ BATERIE
WC	ZÁCHODOVÁ MISA KOMBI ZÁDNÍ ODTOK DN110
SP	SPRCHOVÁ VANEČKA ZAPACHOVÁ UZÁVĚRKA DN50, SPRCHOVÁ BATERIE
D	NEREZOVÝ DŘEZ KUCHYNSKÝ ZAPACHOVÁ UZÁVĚRKA DN50, DŘEZOVÁ BATERIE
AP	AUTOMATICKÁ PRAČKA ZAPACHOVÁ UZÁVĚRKA DN50, VÝTOKOVÝ VENTIL
KÜ	KALICH PRO UKAPY OD POJISTNÉHO VENTILU SE ZAPACHOVOU UZÁVĚRKOU

K1 OZNAČENÍ ODPADNÍHO POTRUBÍ KANALIZACE



STAVEBNÍK MĚSTO KOPŘIVNICE, ŠTEFÁNKOVA 1163/12, 742 21 KOPŘIVNICE	ZHOTOVIL ENERGO-STEEL ENERGETICKÉ A PROJEKČNÍ CENTRUM VŘESINSKÁ 66/54 708 00 OSTRAVA – PORUBA	PROJEKTANT ING. JOLANTA SABELOVÁ
STAVBA STAVEBNÍ ÚPRAVY DOMU S PEČOVATELSKOU SLUŽBOU – MASARYKOVO NÁMĚSTÍ 650/11, KOPŘIVNICE	ZAK. ČÍSLO 473/2019	STUPEŇ DSP + DPS
OBSAH KANALIZACE – PŮDORYS 1.NP	MĚŘÍTKO 1:75	DATUM 08/2019
DIL D.1.4.1 ZDRAVOTNĚ TECHNICKÉ INSTALACE	VÝKRES Č. D.1.4.1–03	KOPE Č.